

 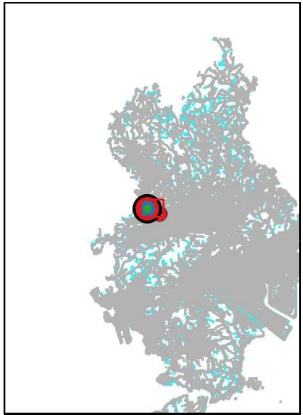



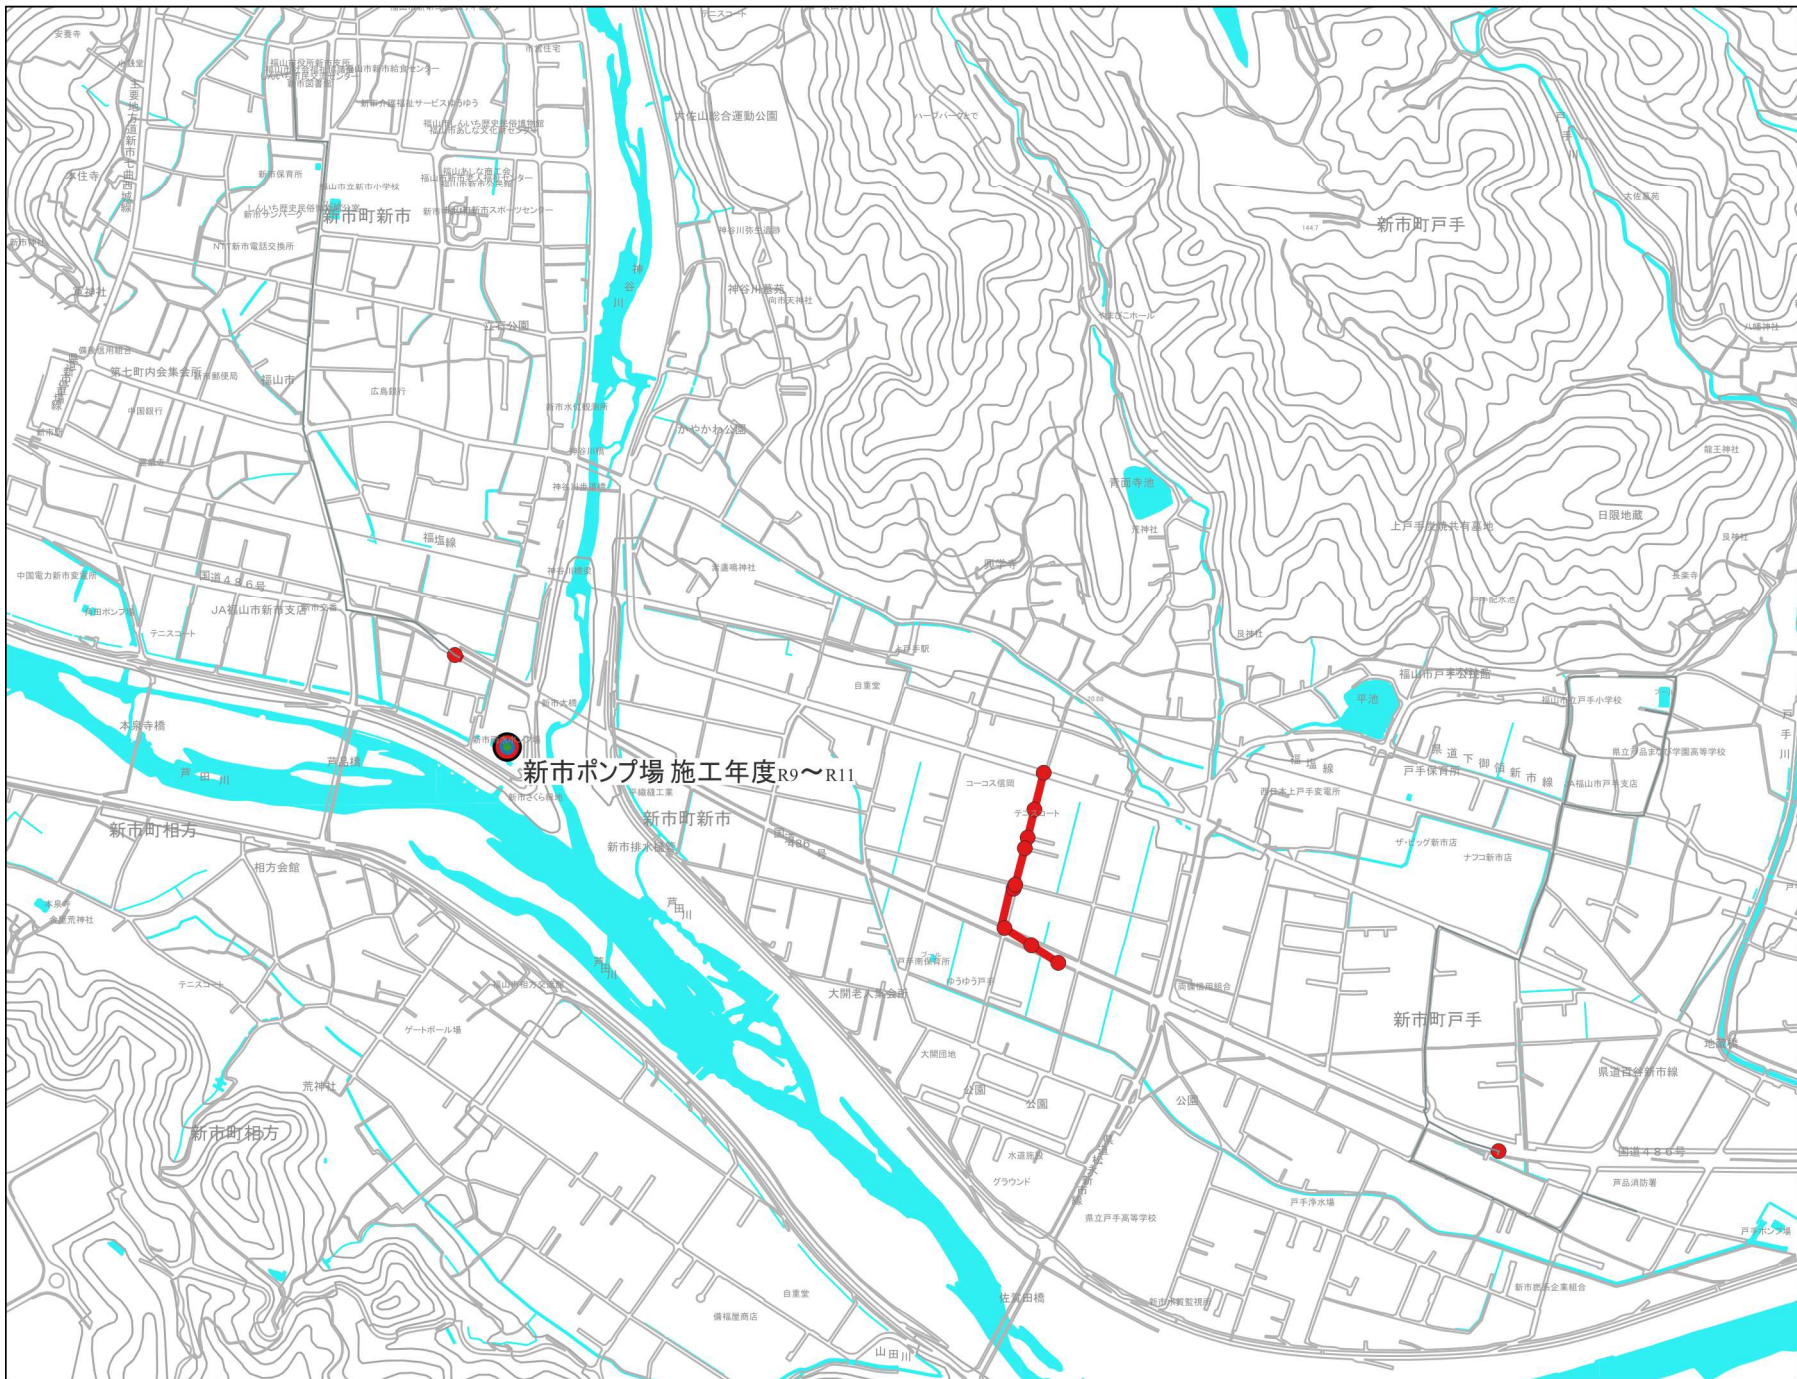


福山市下水道 総合地震対策計画 計画図

凡例
施工年度

 - R7
- R8
- R9
- R10
- R11



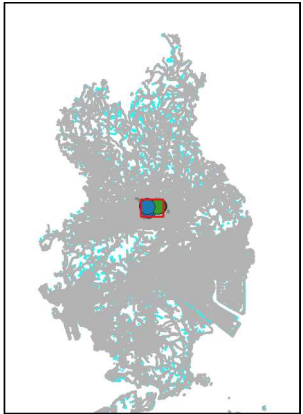




福山市下水道 総合地震対策計画 計画図

凡例
施工年度

- R7
- R8
- R9
- R10
- R11

1:10,000

 
0 0.25 0.5 0.75 1 km

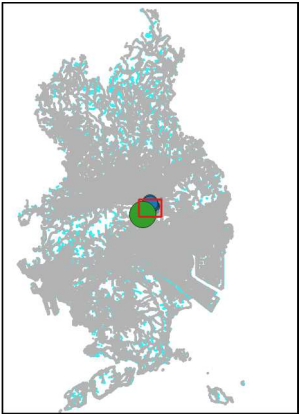
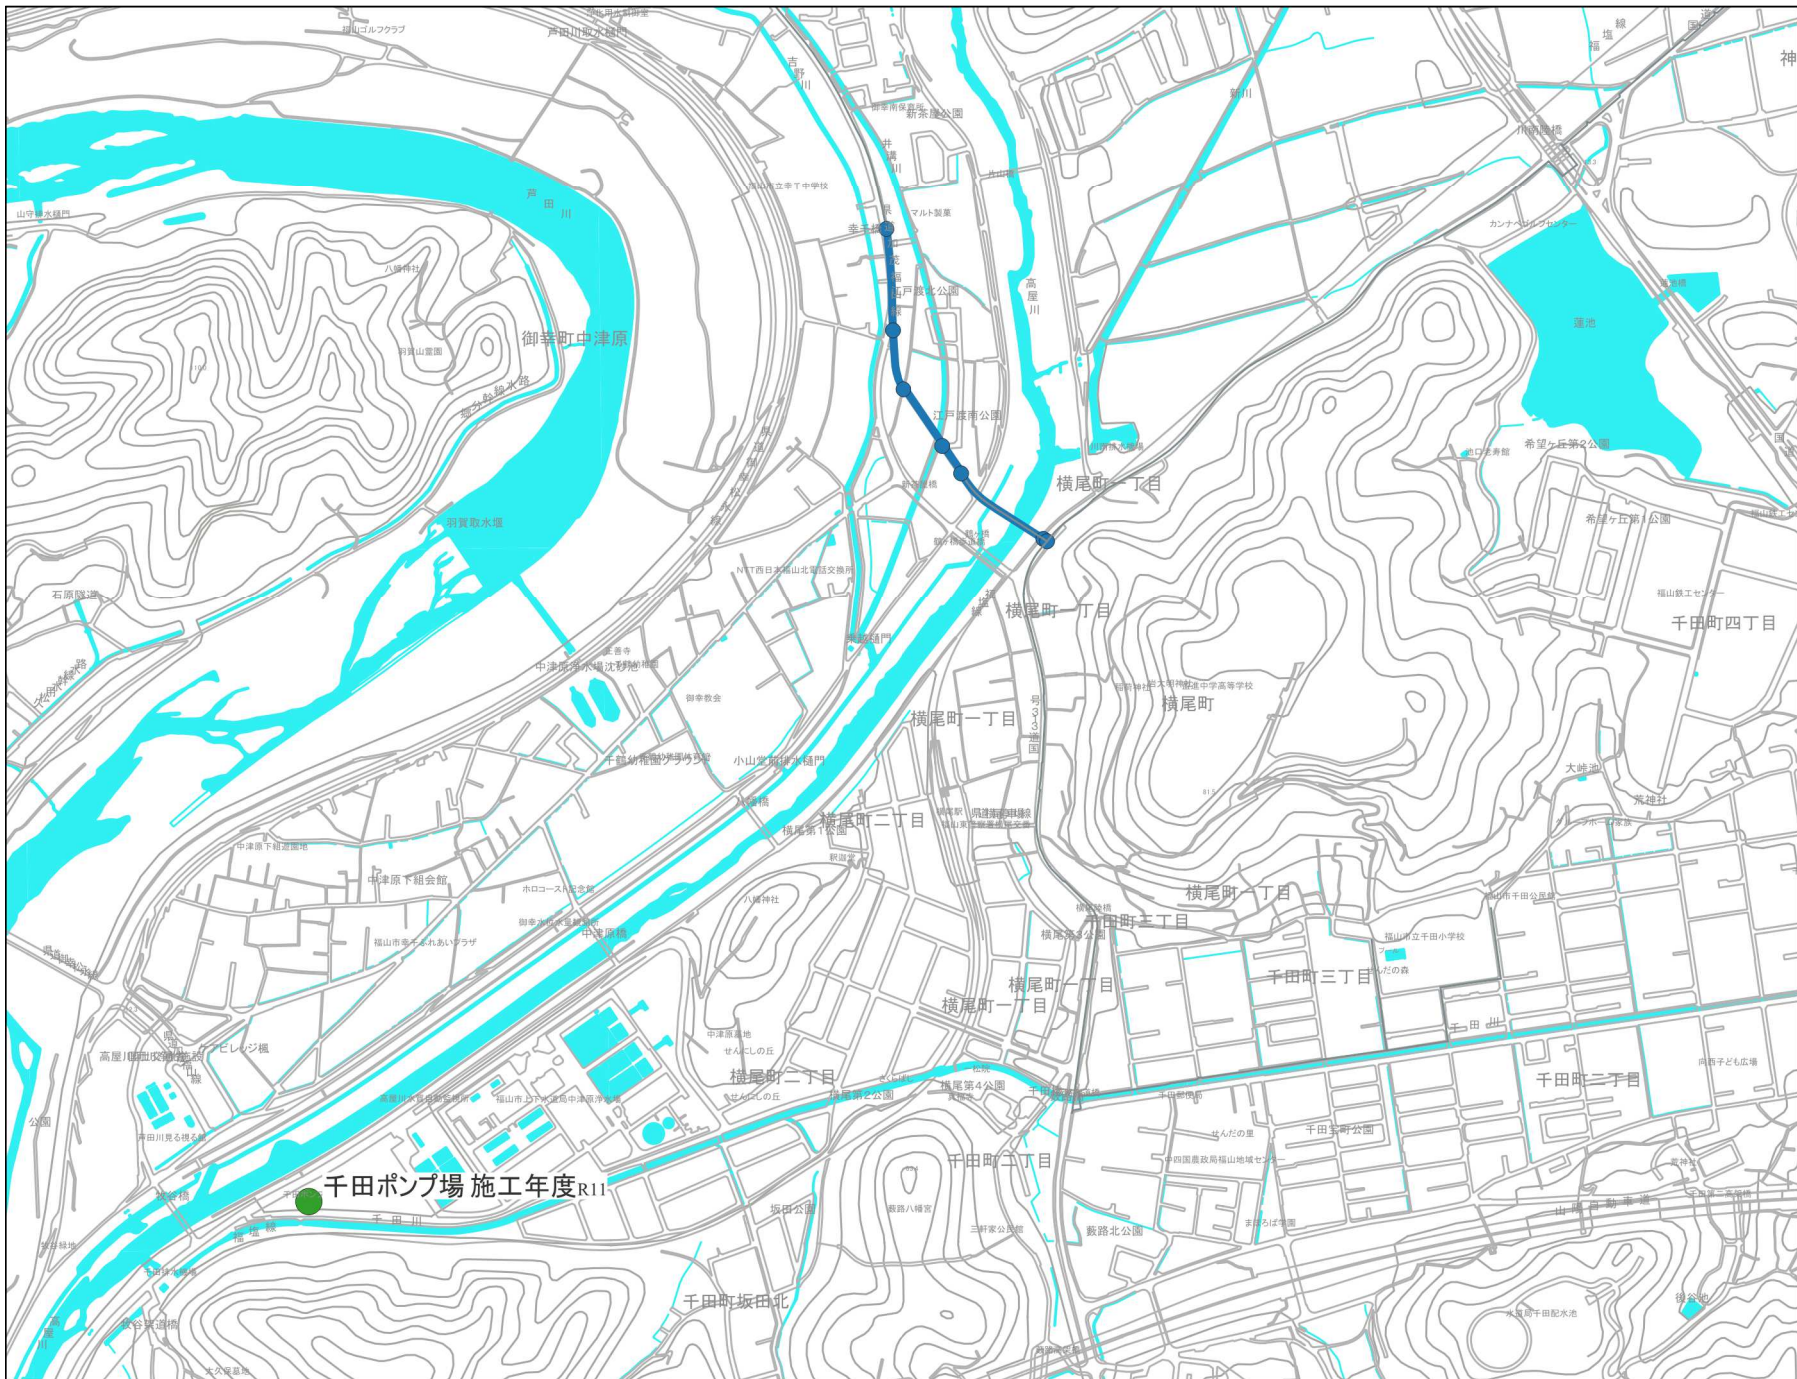


福山市下水道 総合地震対策計画 計画図

凡例
施工年度

 - R7
- R8
- R9
- R10
- R11



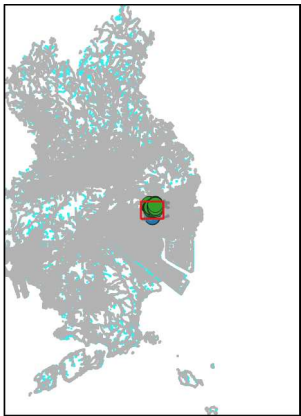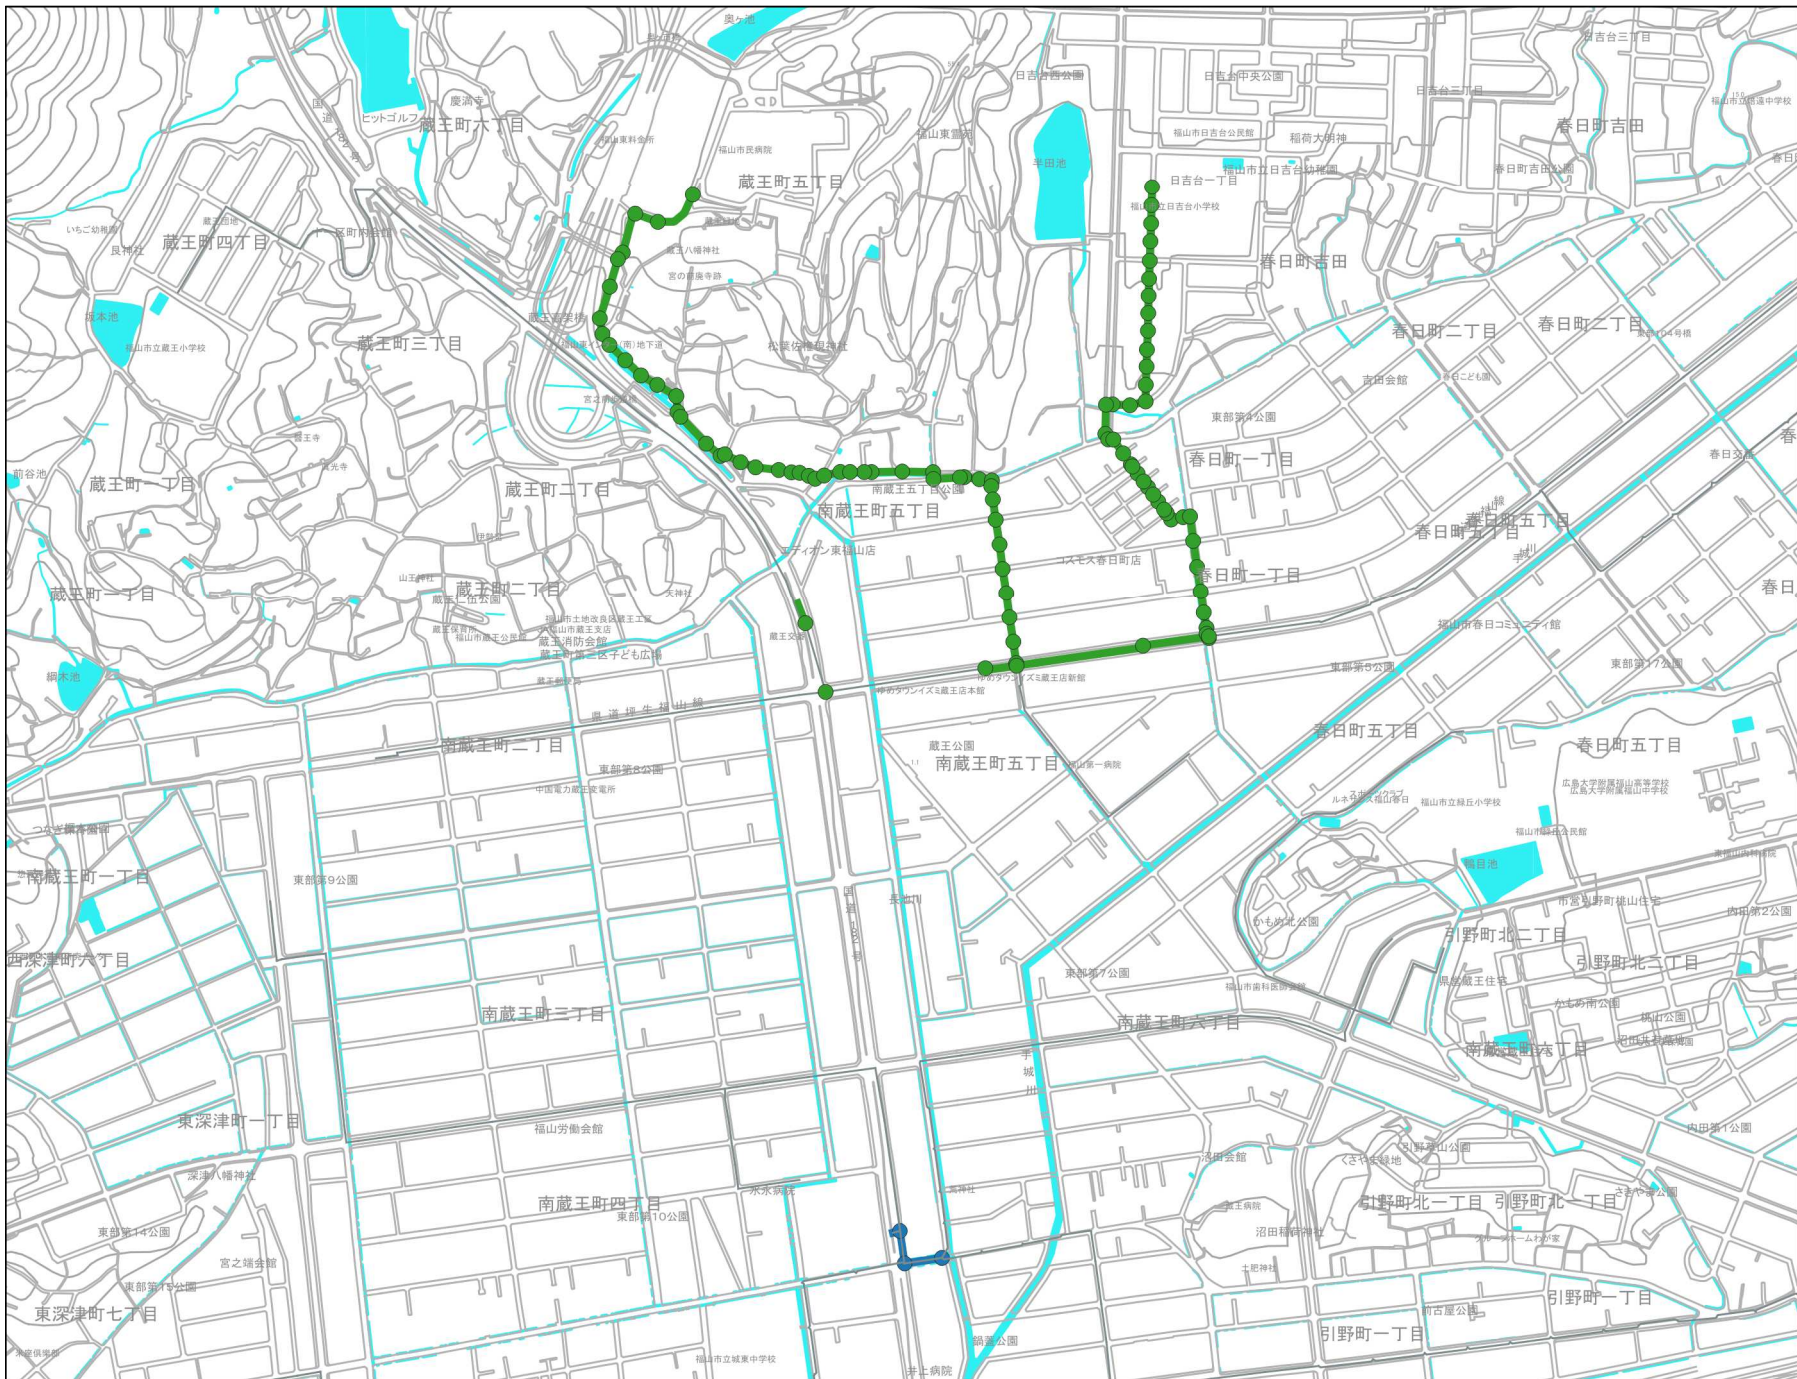

福山市下水道 総合地震対策計画 計画図

凡例

施工年度


R7



R8

R9

R10

R11

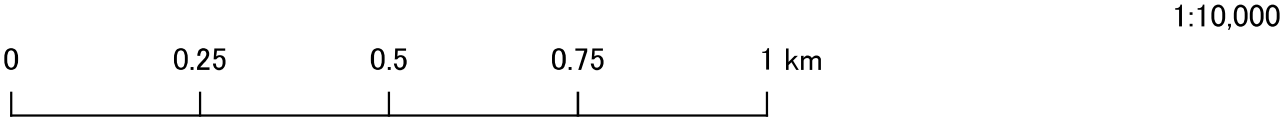

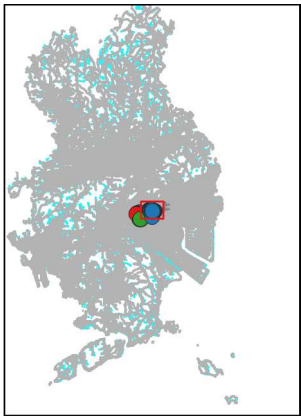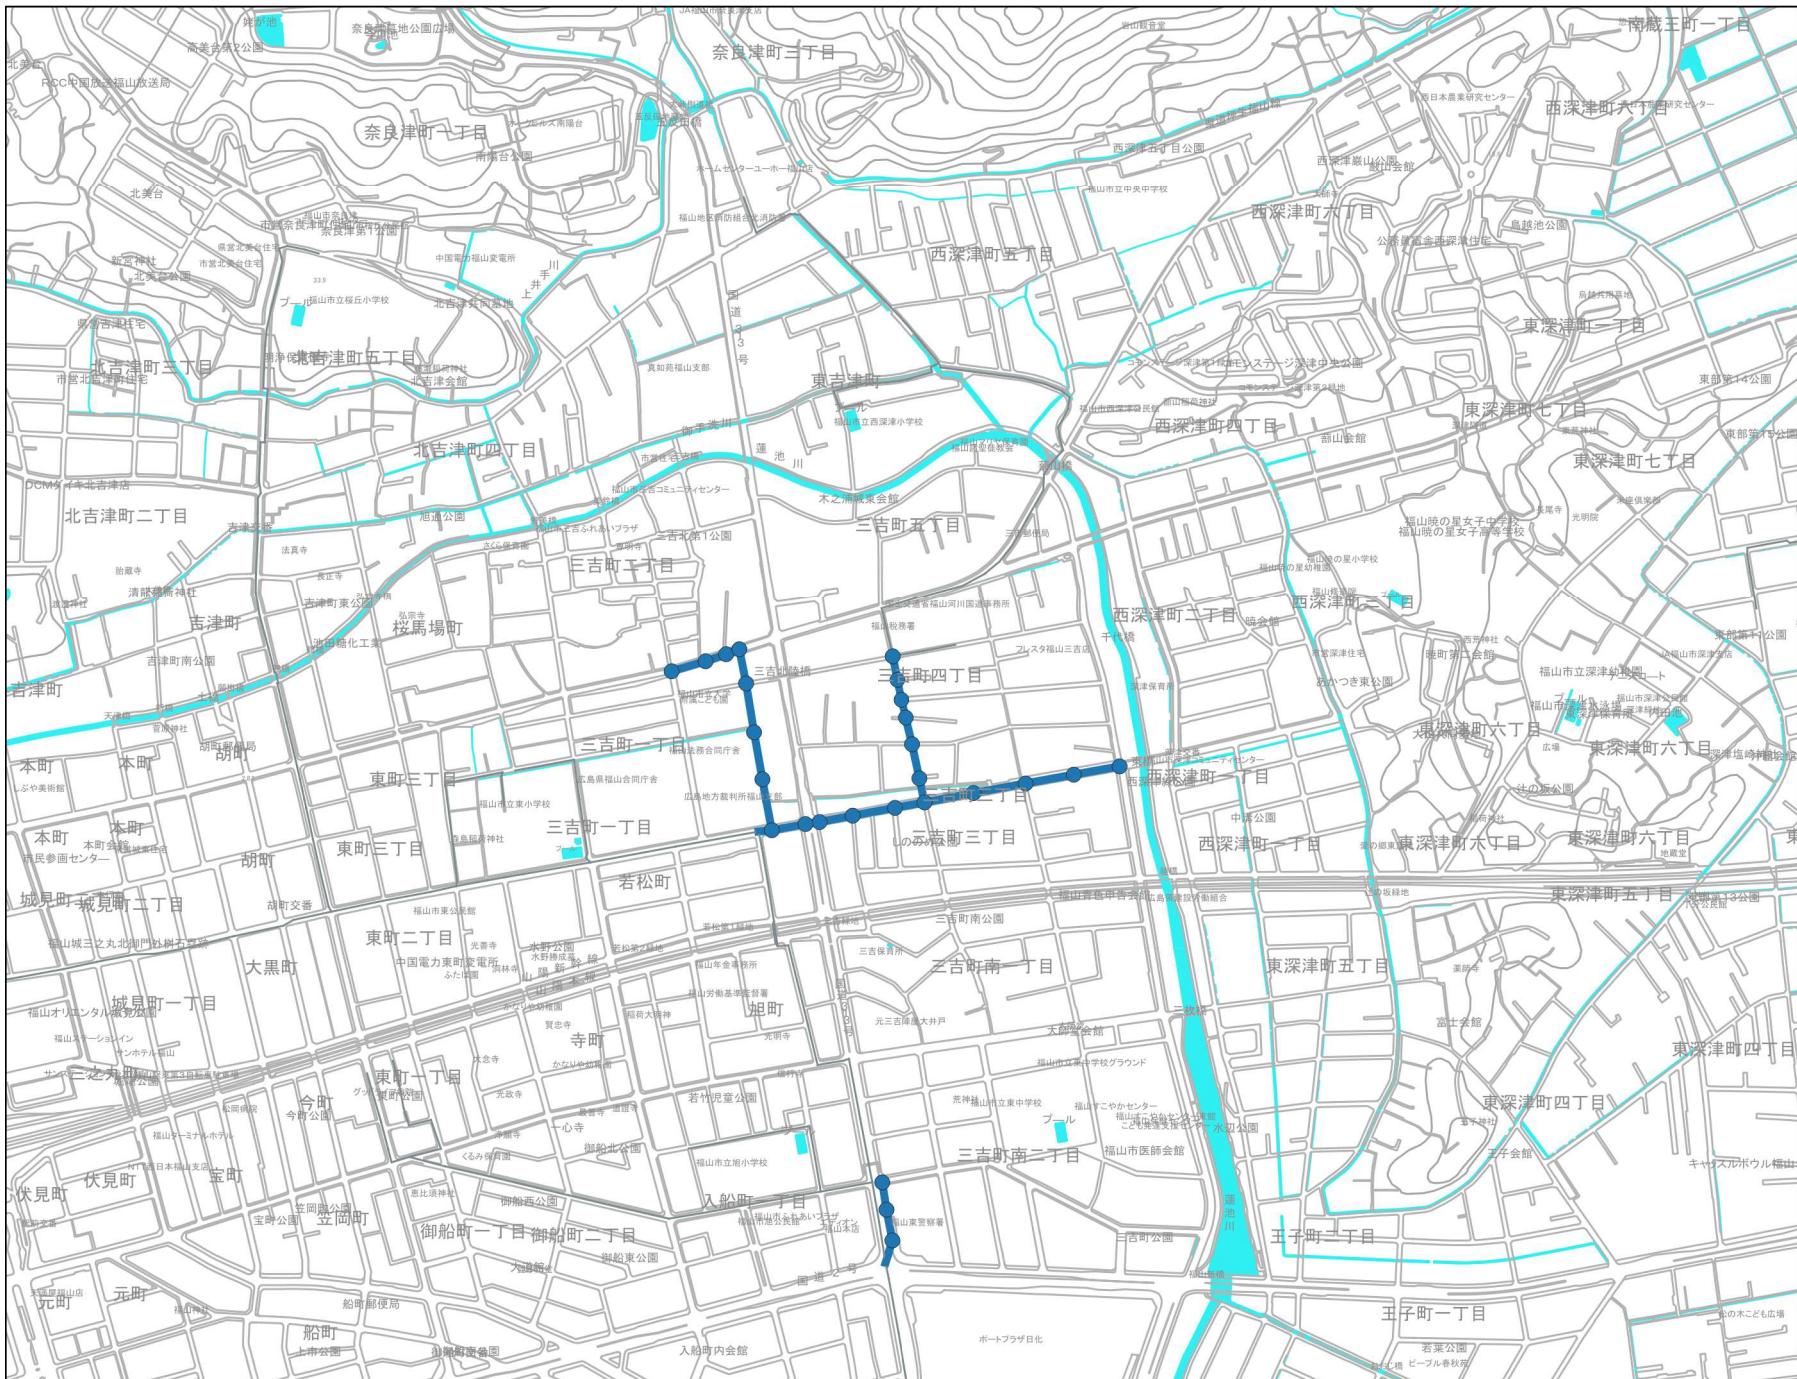

福山市下水道 総合地震対策計画 計画図

凡例

施工年度

 
R7



R8

R9

R10

R11





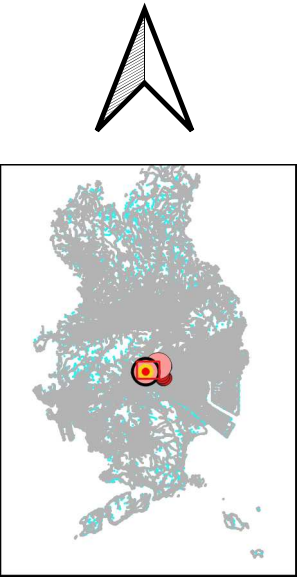
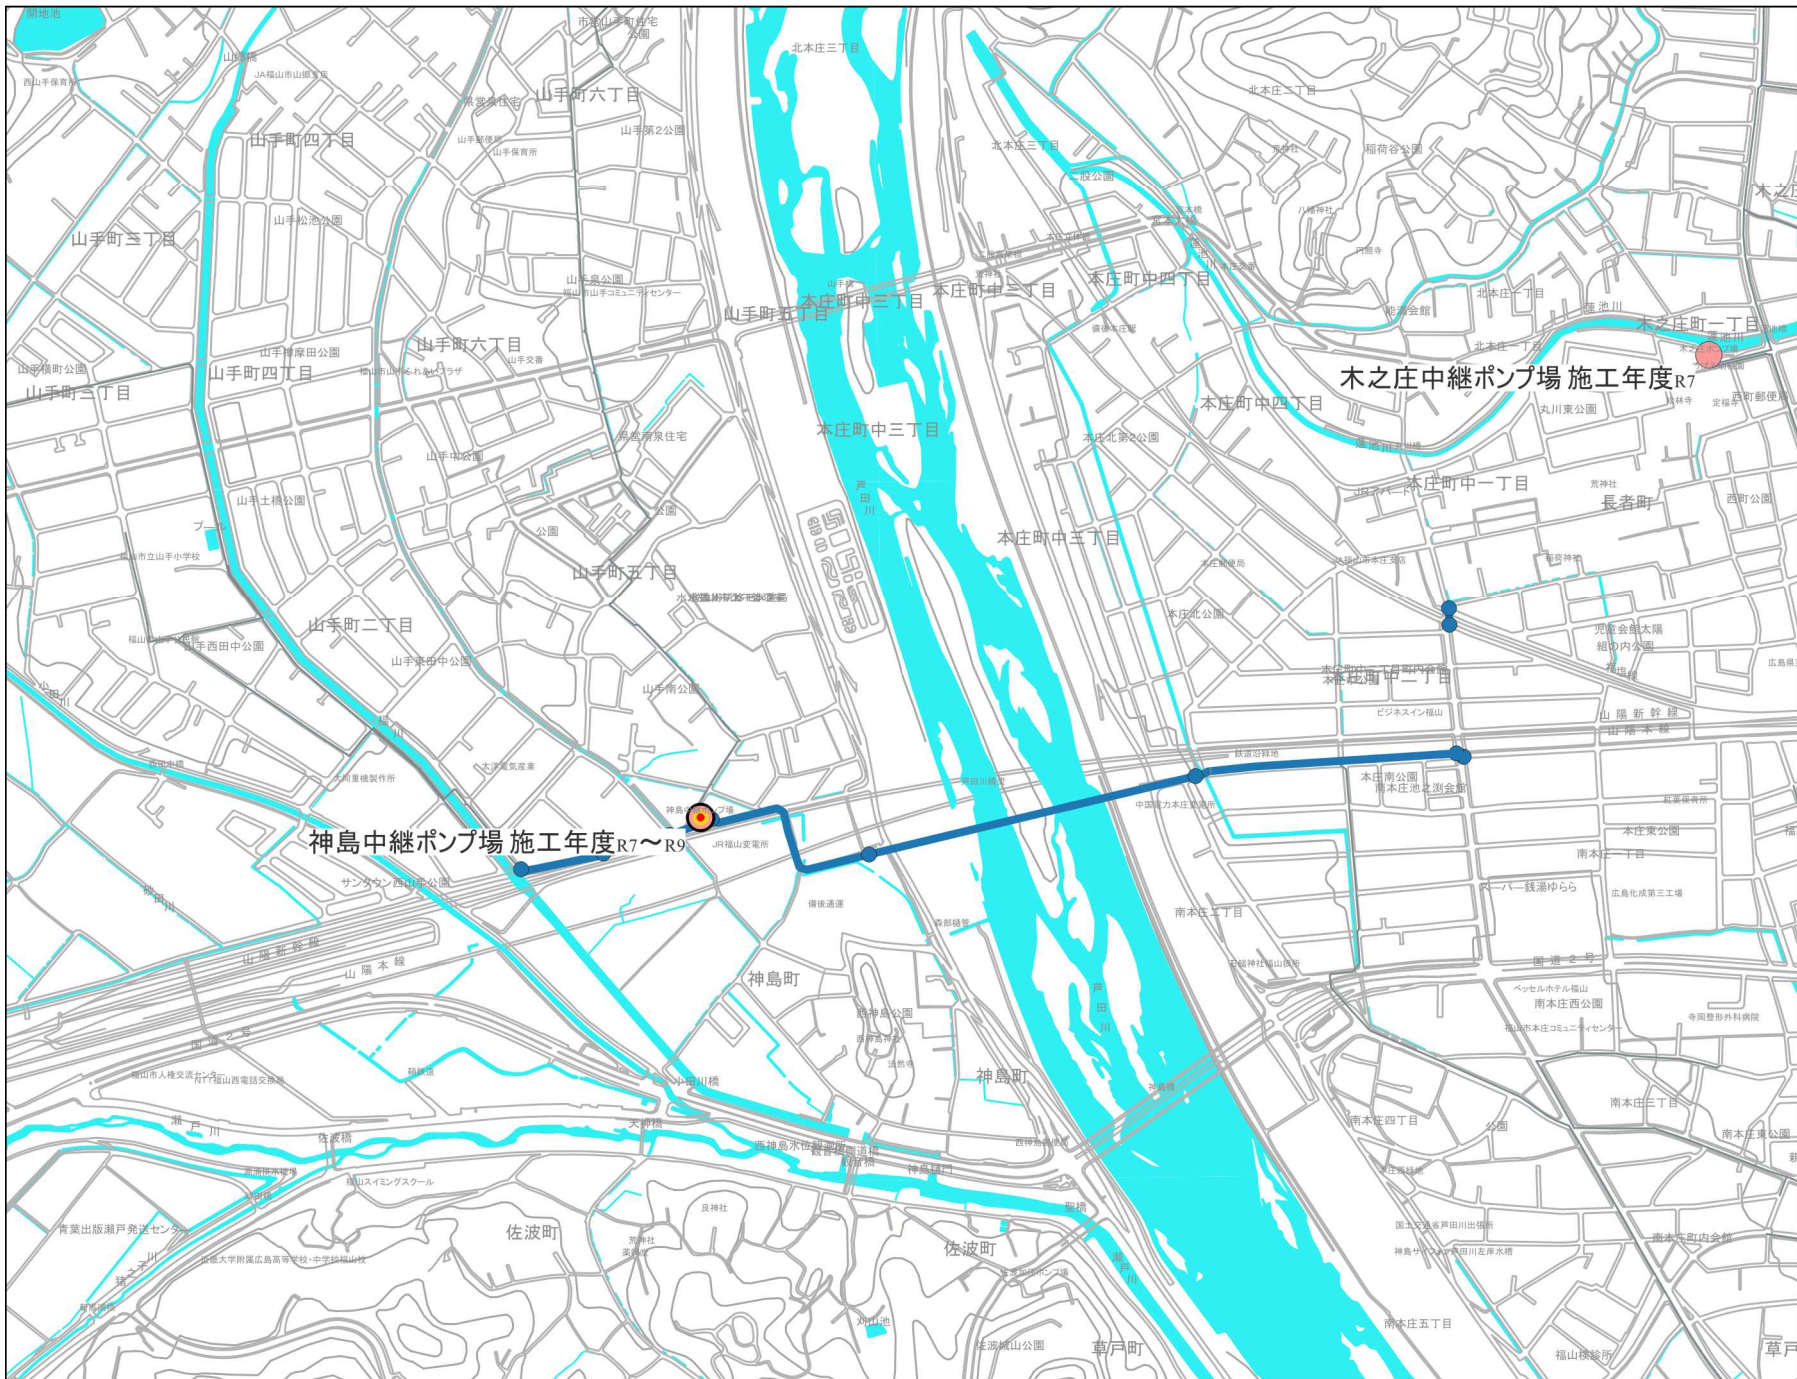


福山市下水道
総合地震対策計画
計画図


凡例
施工年度

 

- R7
- R8
- R9
- R10
- R11

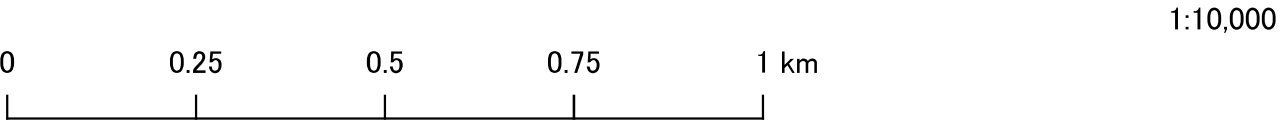

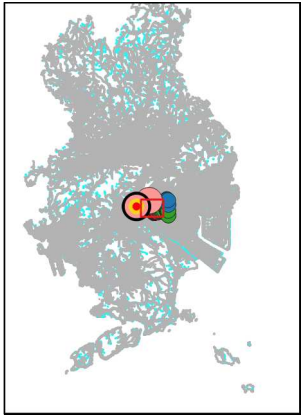
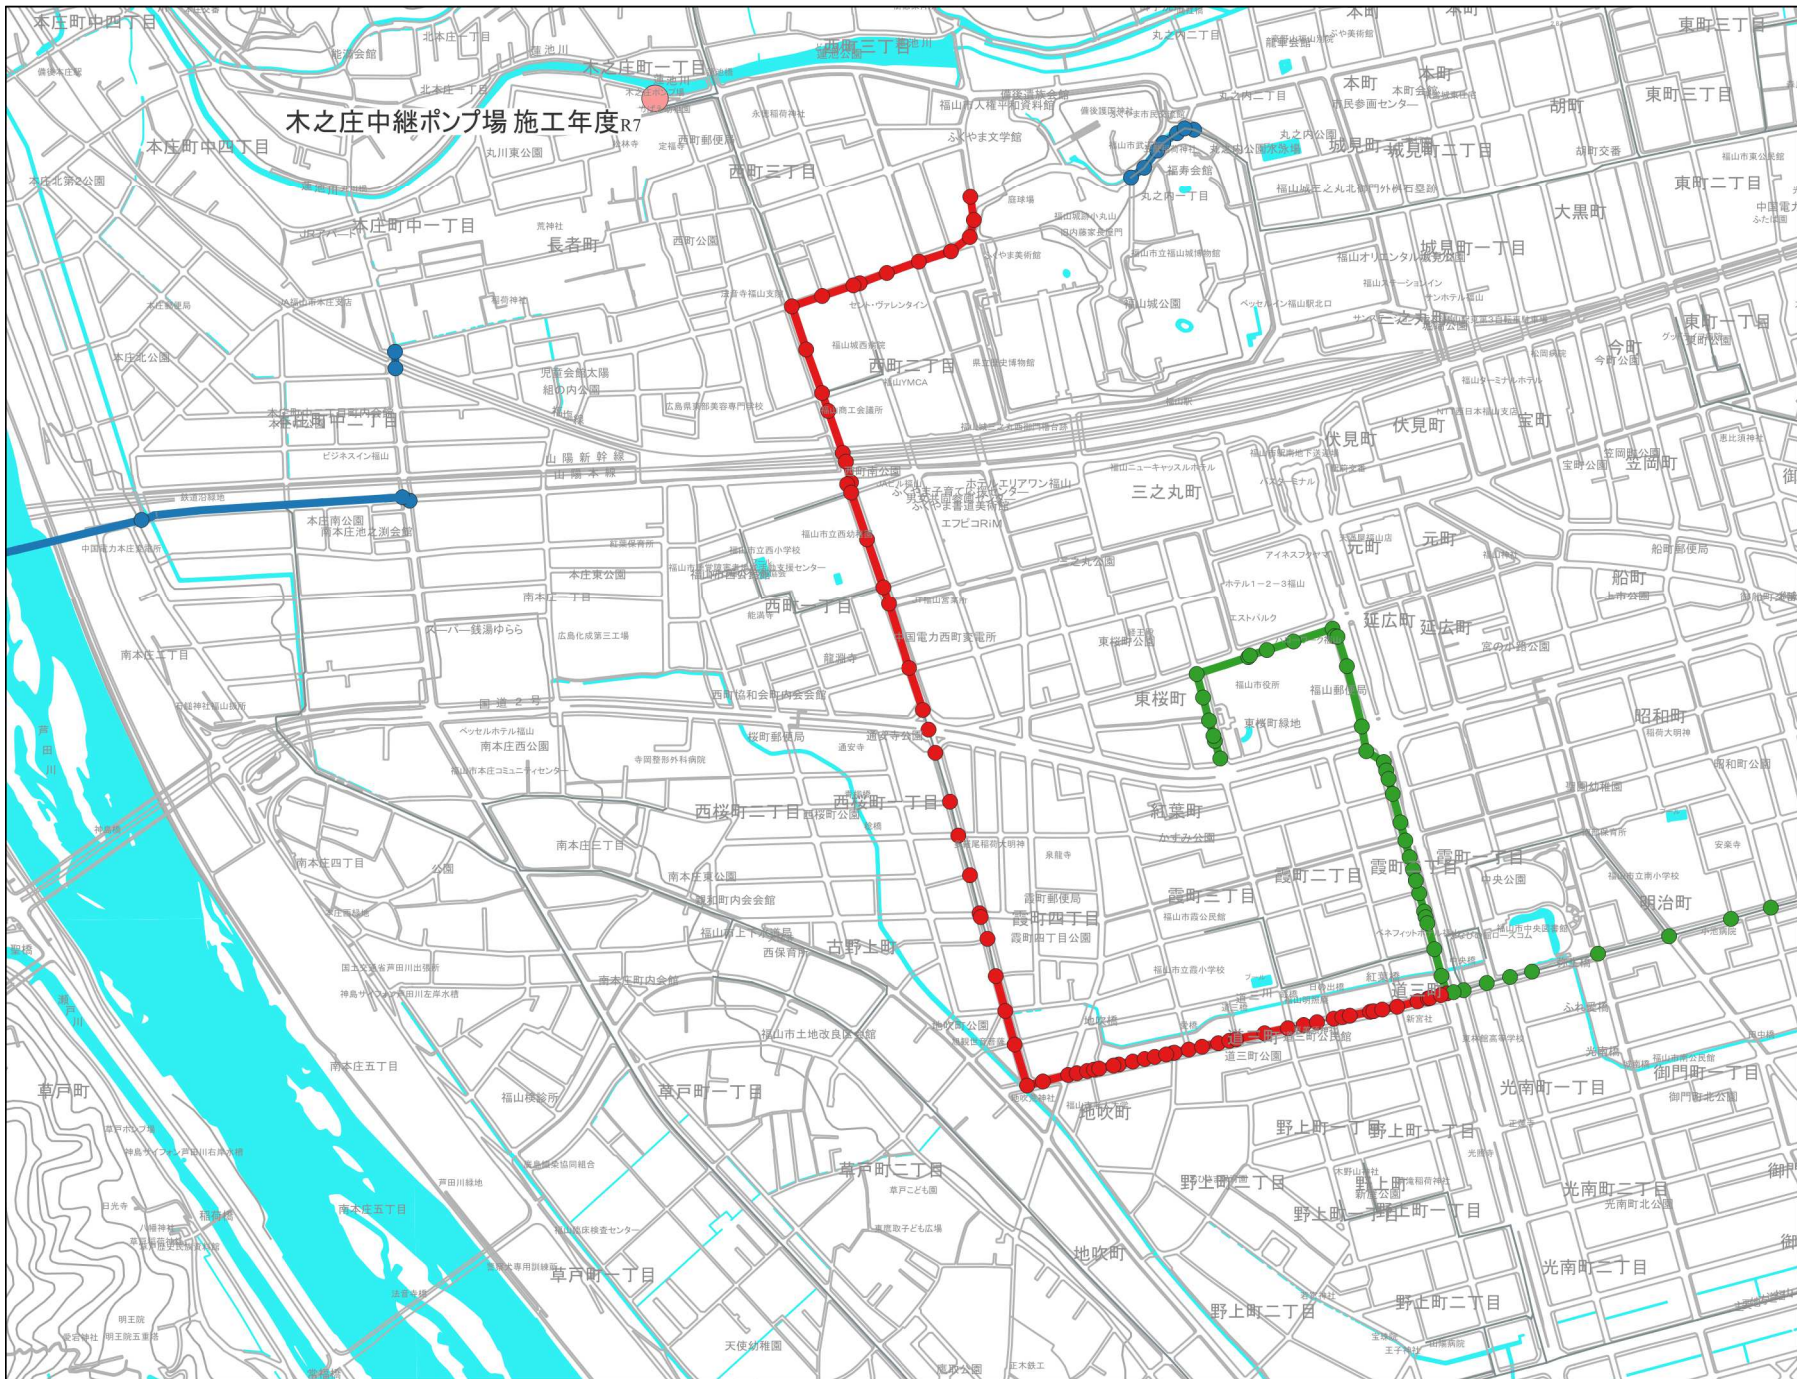


福山市下水道
総合地震対策計画
計画図



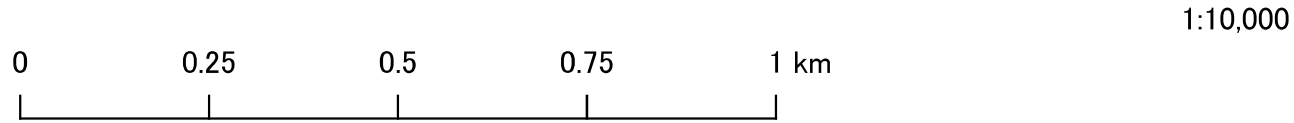


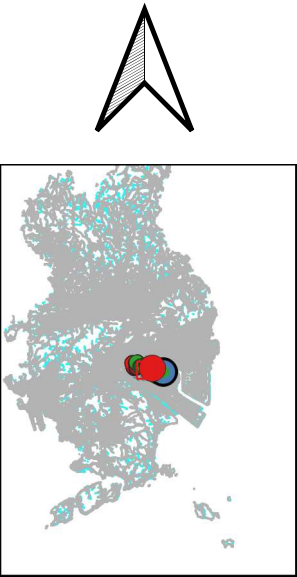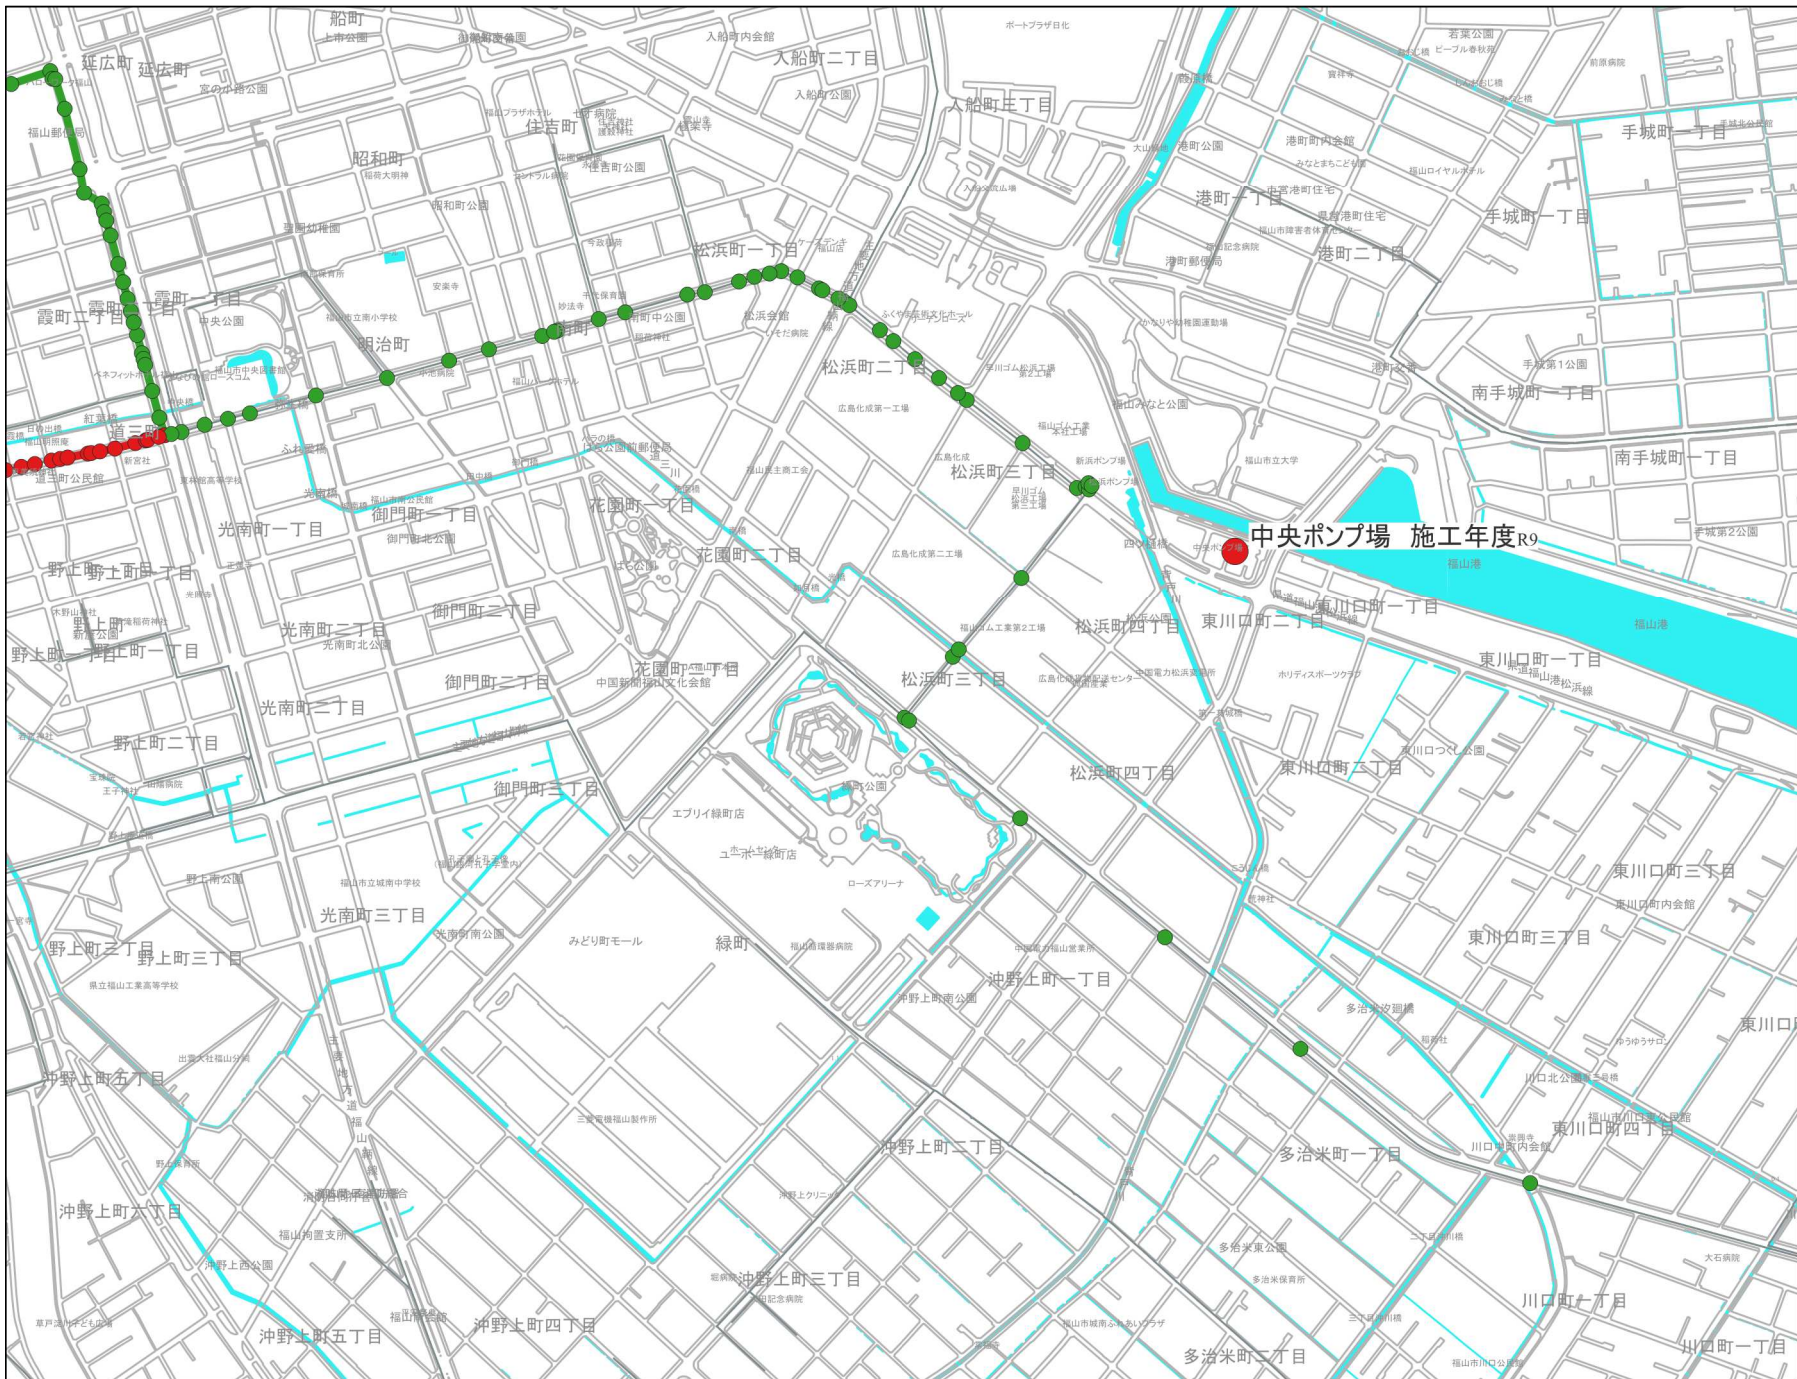

福山市下水道 総合地震対策計画 計画図

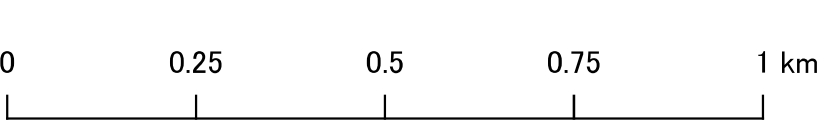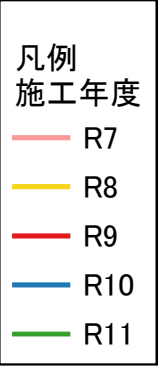


1:10,000

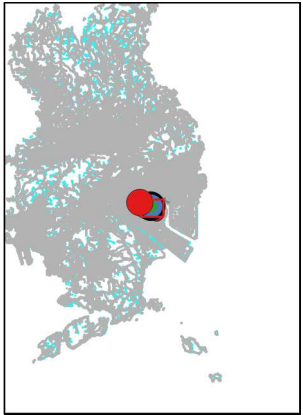
 
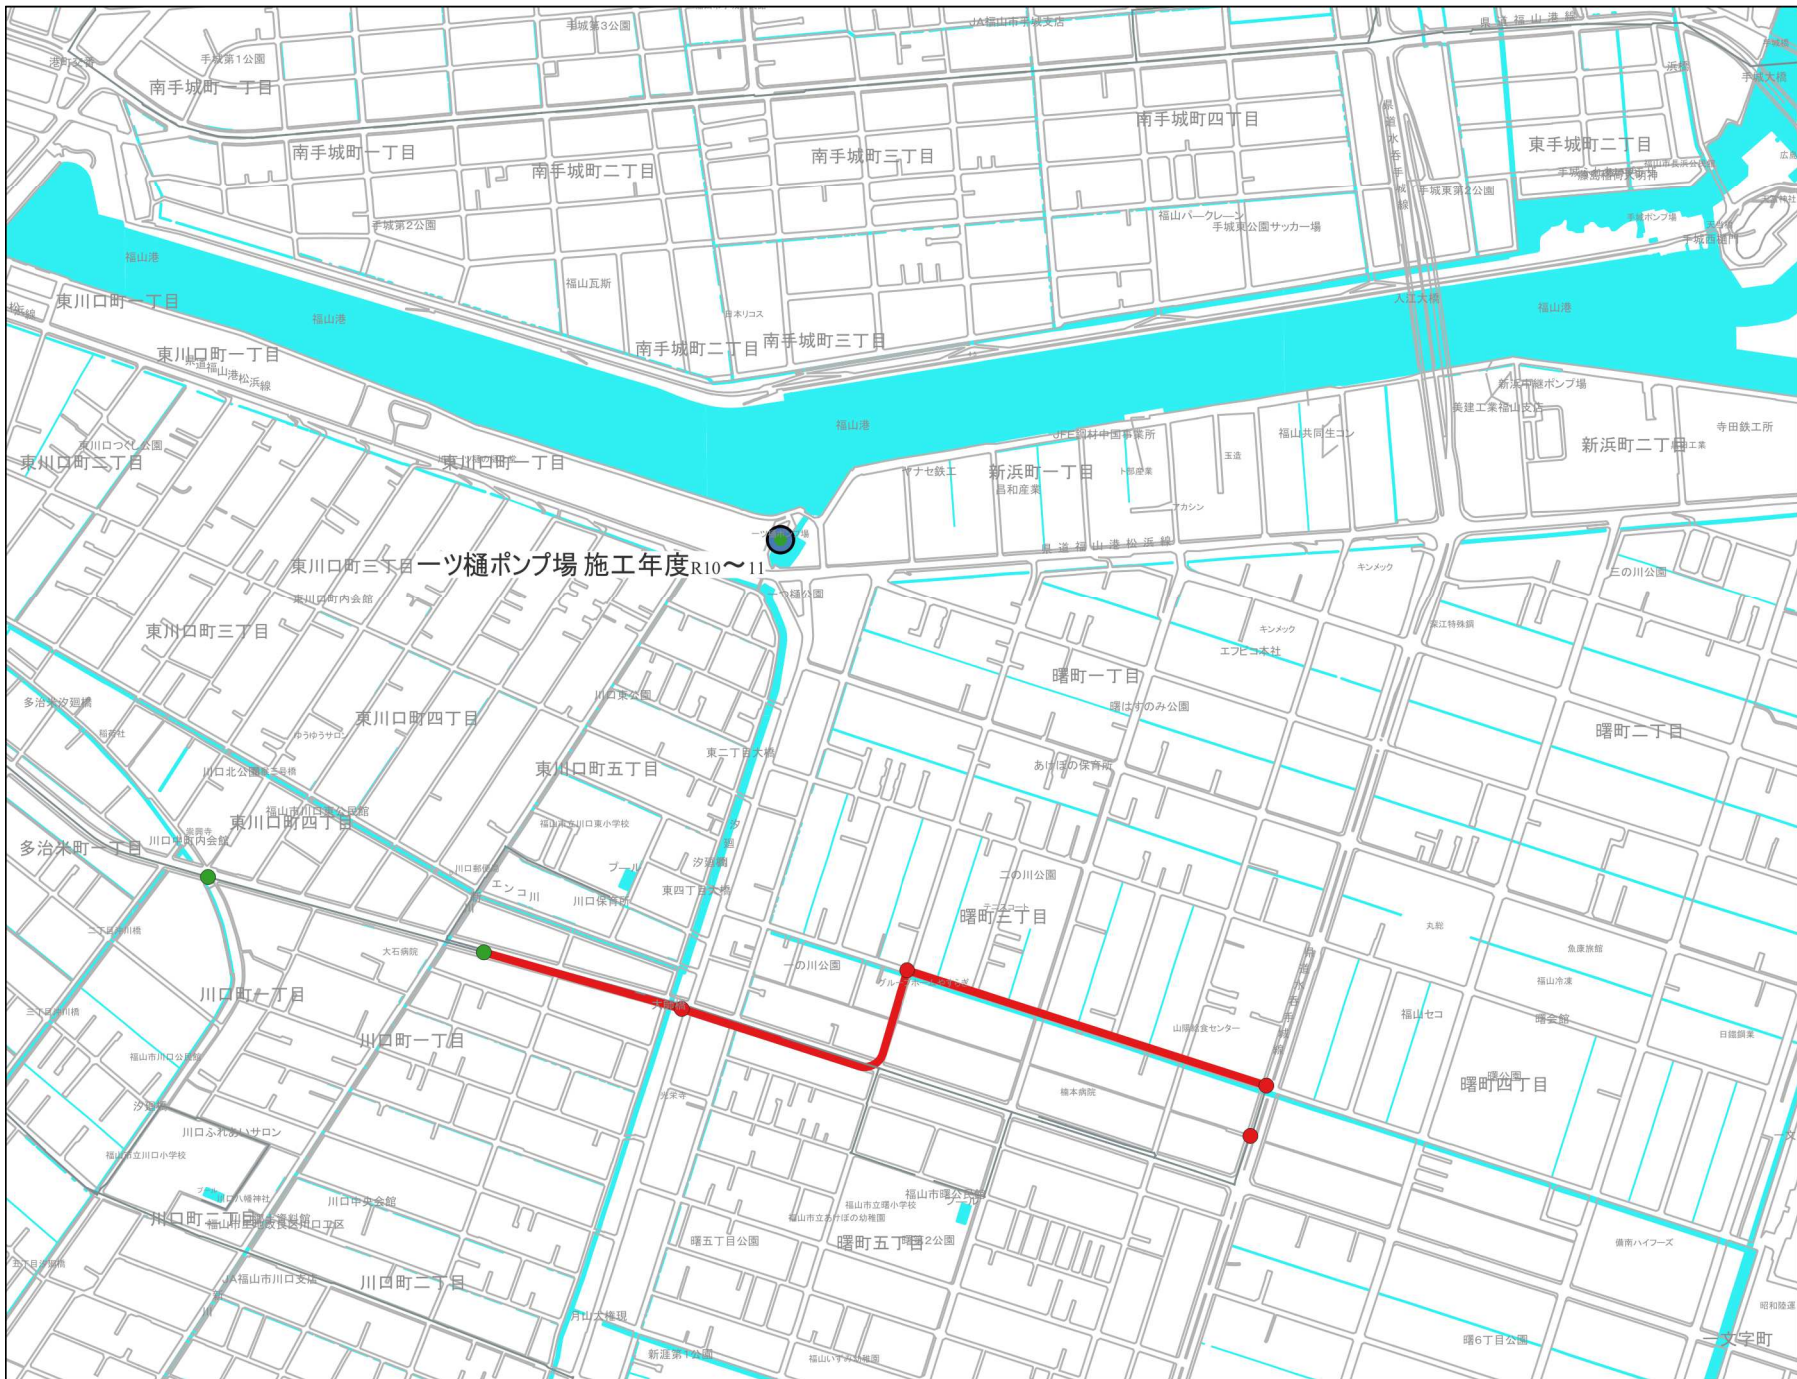


福山市下水道 総合地震対策計画 計画図

凡例
施工年度

 - R7
- R8
- R9
- R10
- R11

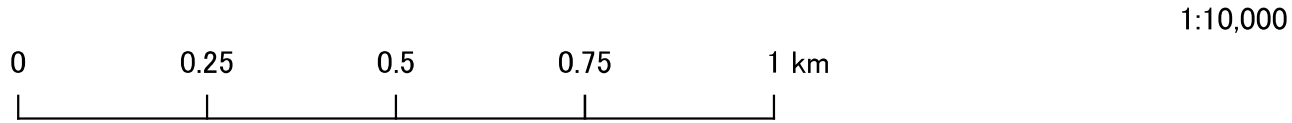


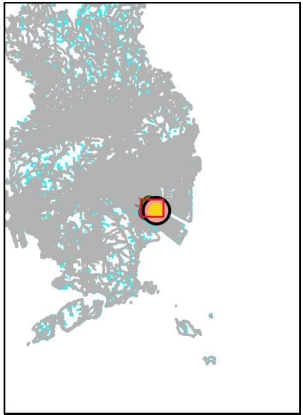

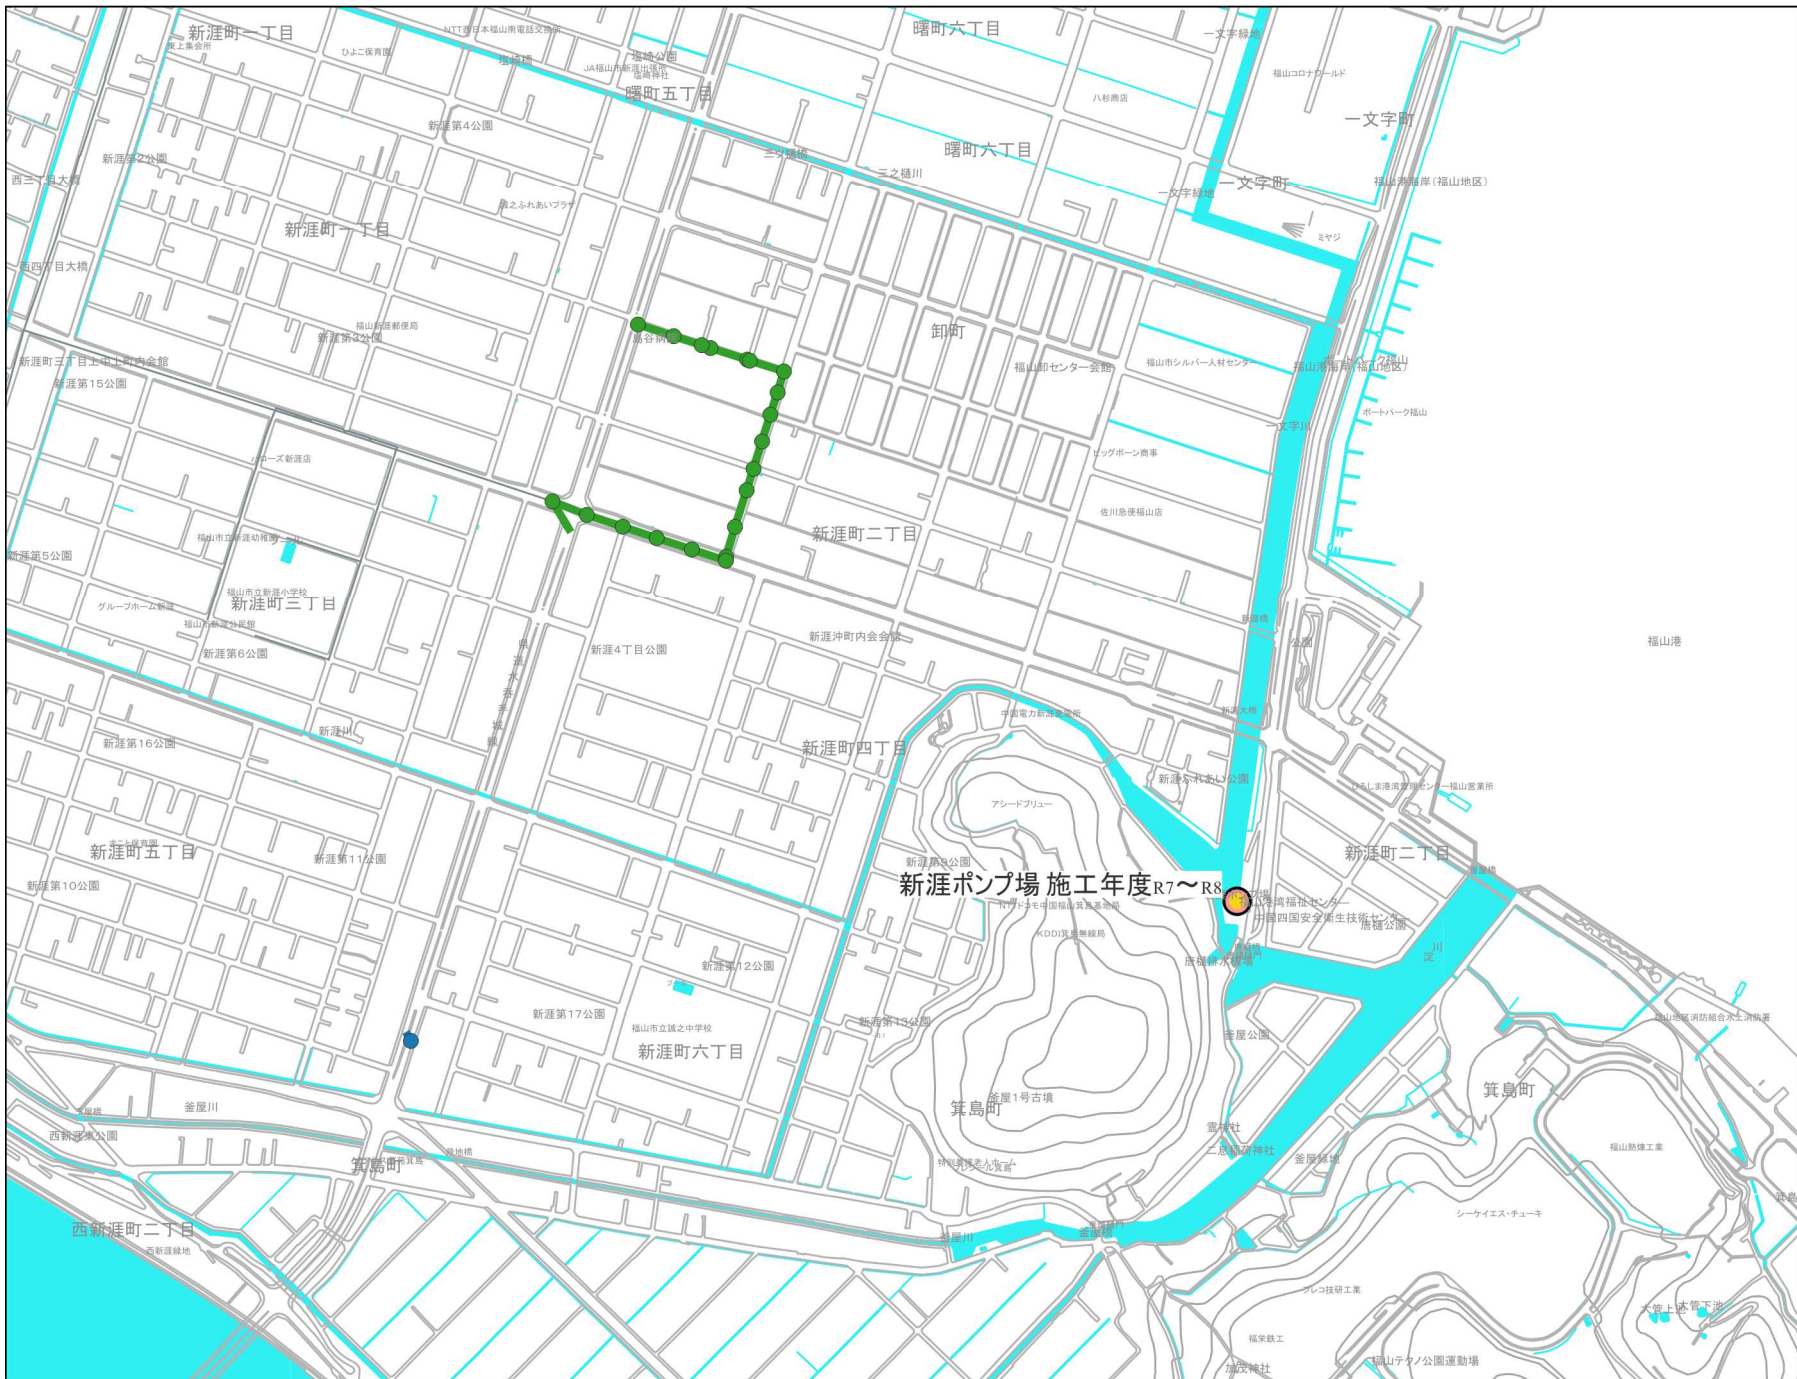


福山市下水道 総合地震対策計画 計画図

凡例
施工年度

  - R7
- R8
- R9
- R10
- R11



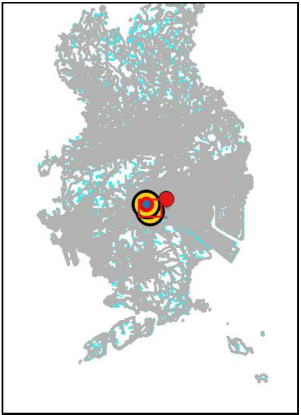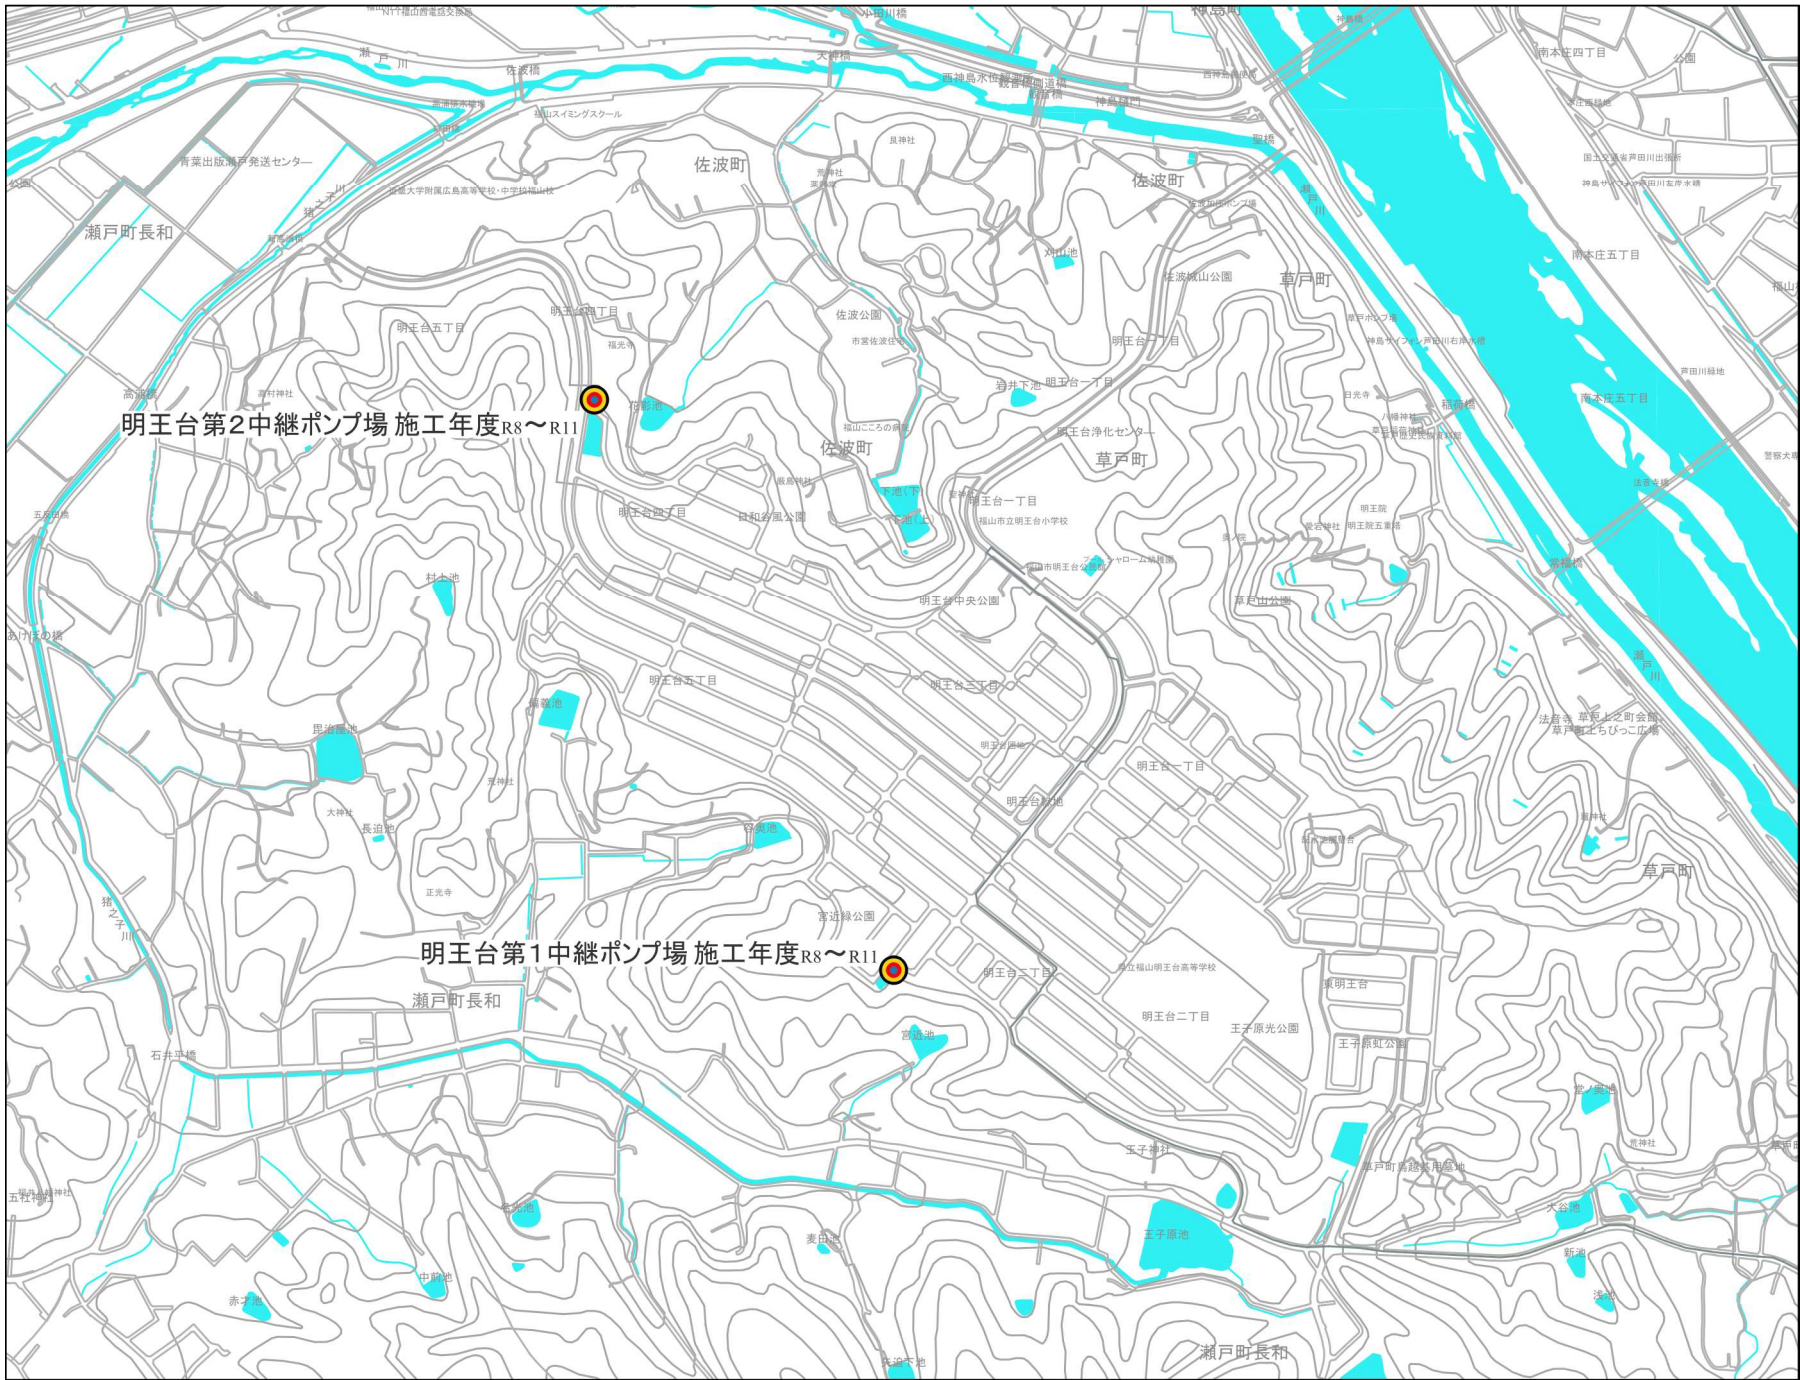




福山市下水道
総合地震対策計画
計画図

凡例
施工年度

- R7
- R8
- R9
- R10
- R11

  1:10,000




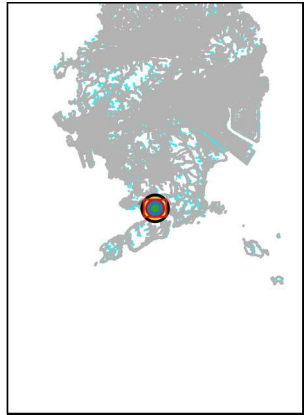



福山市下水道 総合地震対策計画 計画図


凡例 施工年度

 - R7
- R8
- R9
- R10
- R11

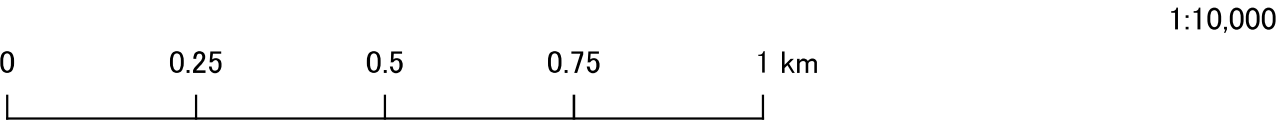

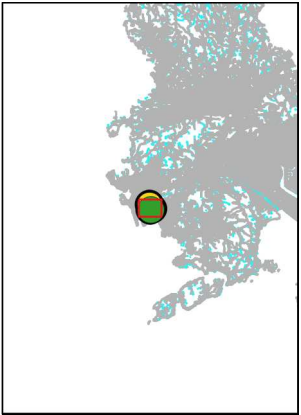

福山市下水道 総合地震対策計画 計画図

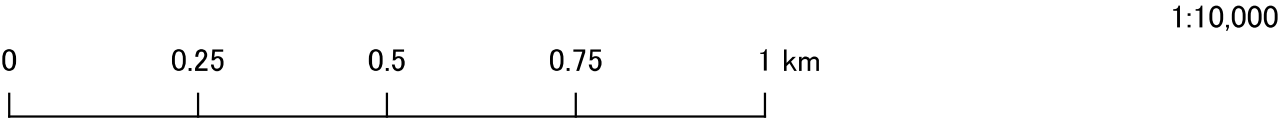


神島中継ポンプ場 平面図


■ : 対象施設

福山市下水道総合地震対策計画


神島中継ポンプ場対象施設配置図

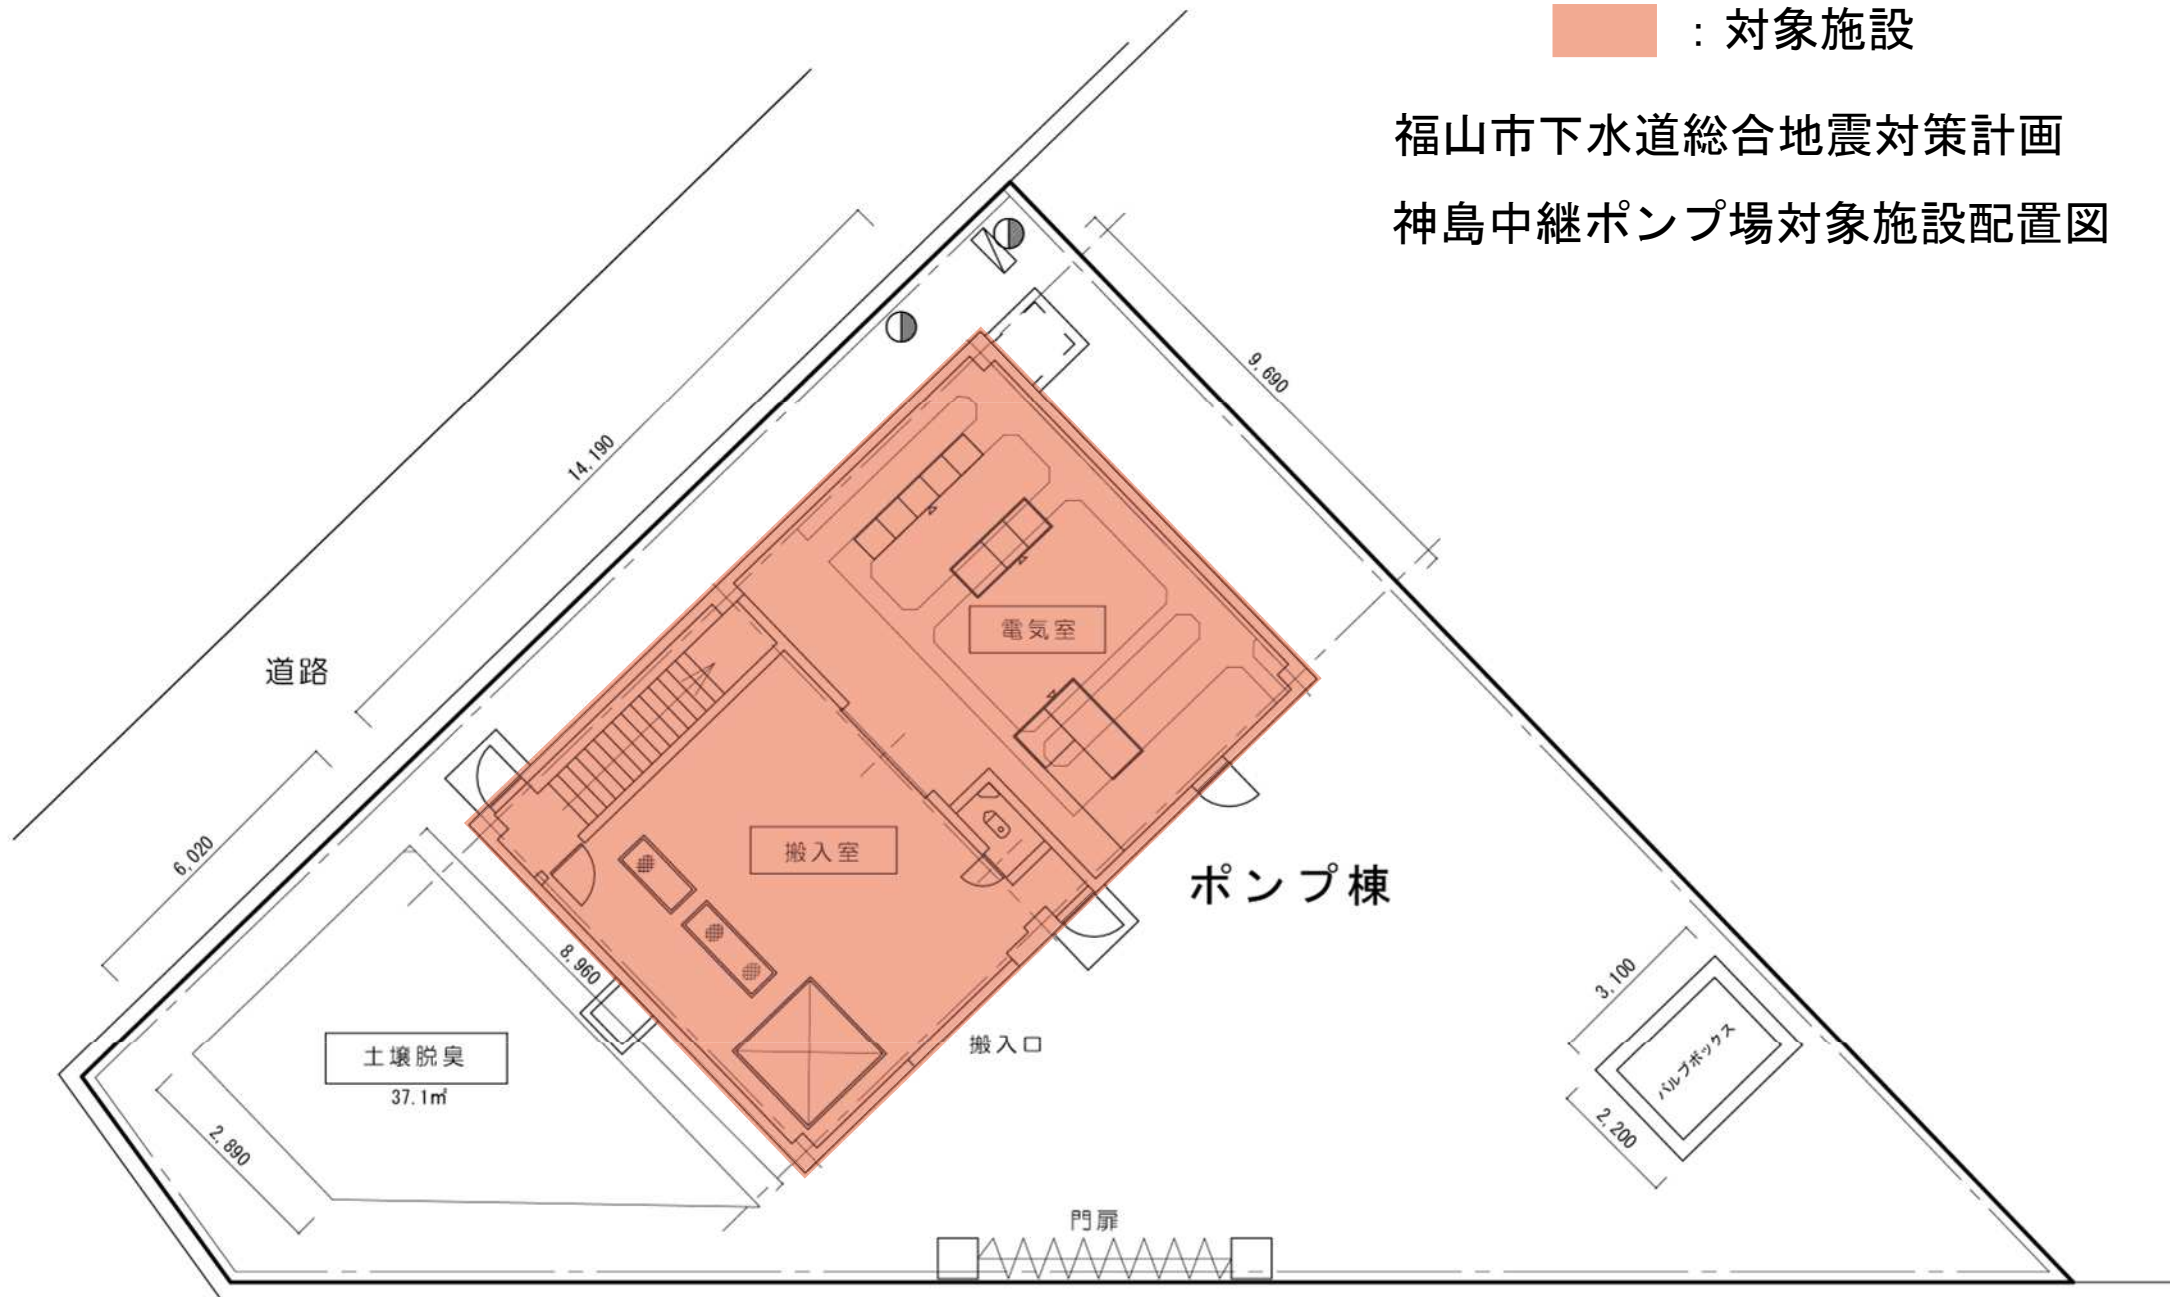

明王台第 1 中継ポンプ場 平面図


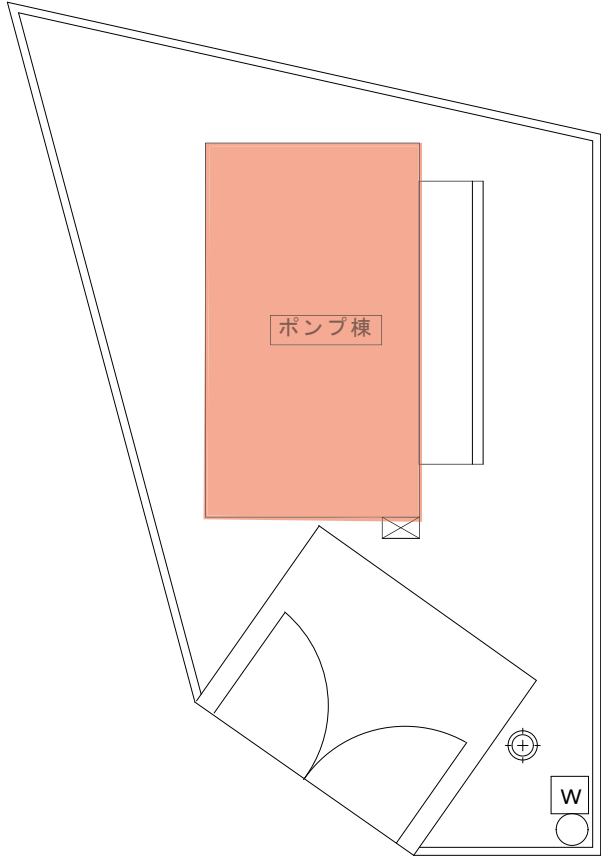


配置図 S : 1 / 100

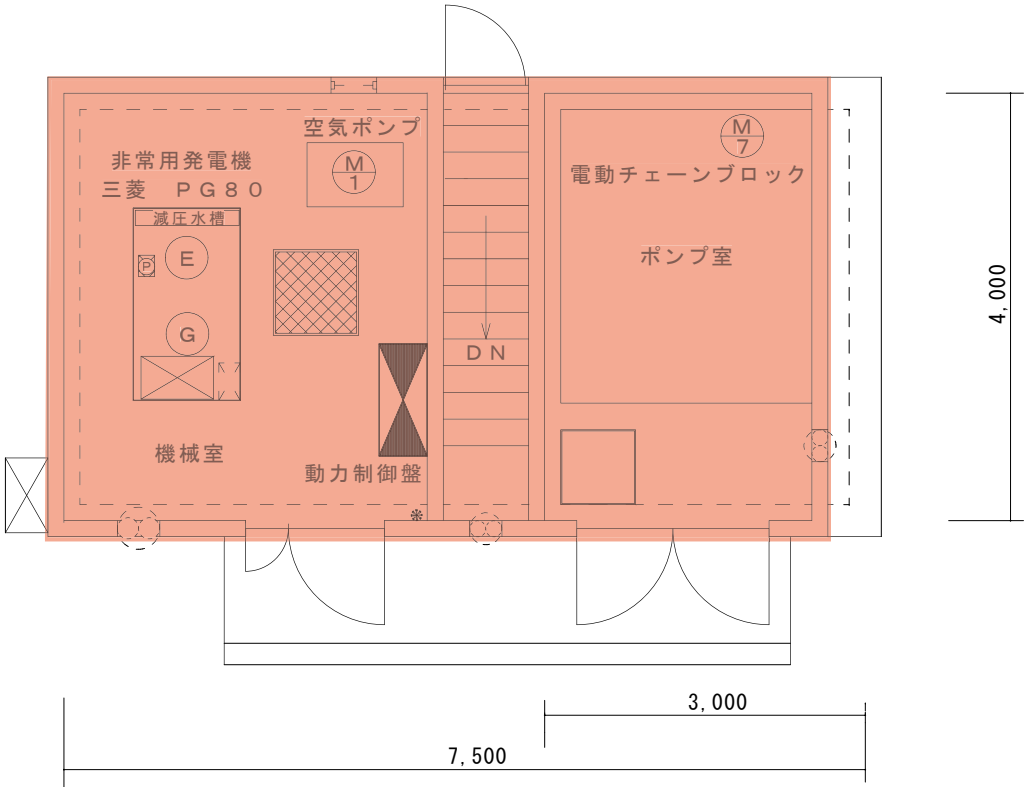

1 階平面図 S : 1 / 50

：対象施設

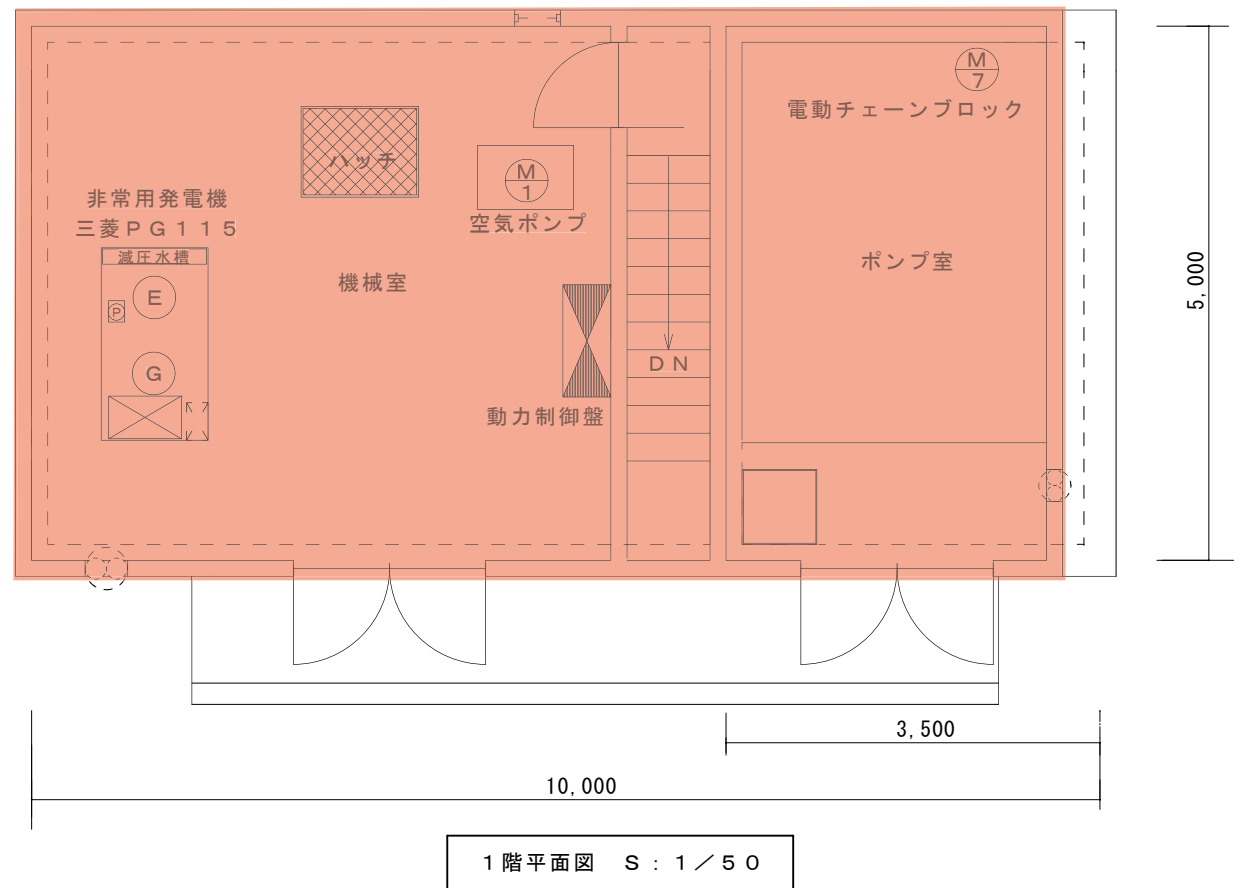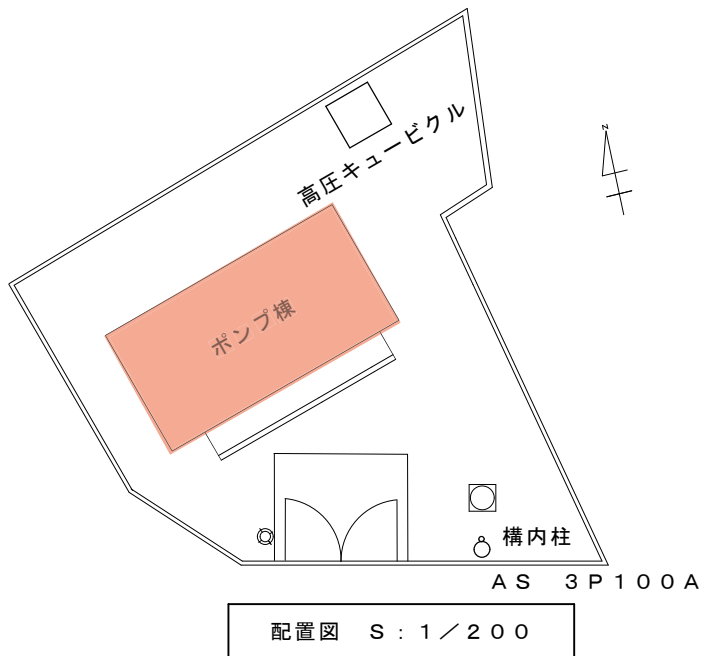


明王台第2中継ポンプ場 平面図

：対象施設

福山市下水道総合地震対策計画

明王台第2中継ポンプ場対象施設配置図



福山市			
年度 都市計画下水道事業			
工事名称	新涯ポンプ場増設工事		
工事場所	福山市新涯町四丁目地内		
図面番号	1 /	縮尺	1:200
全体計画平面図			

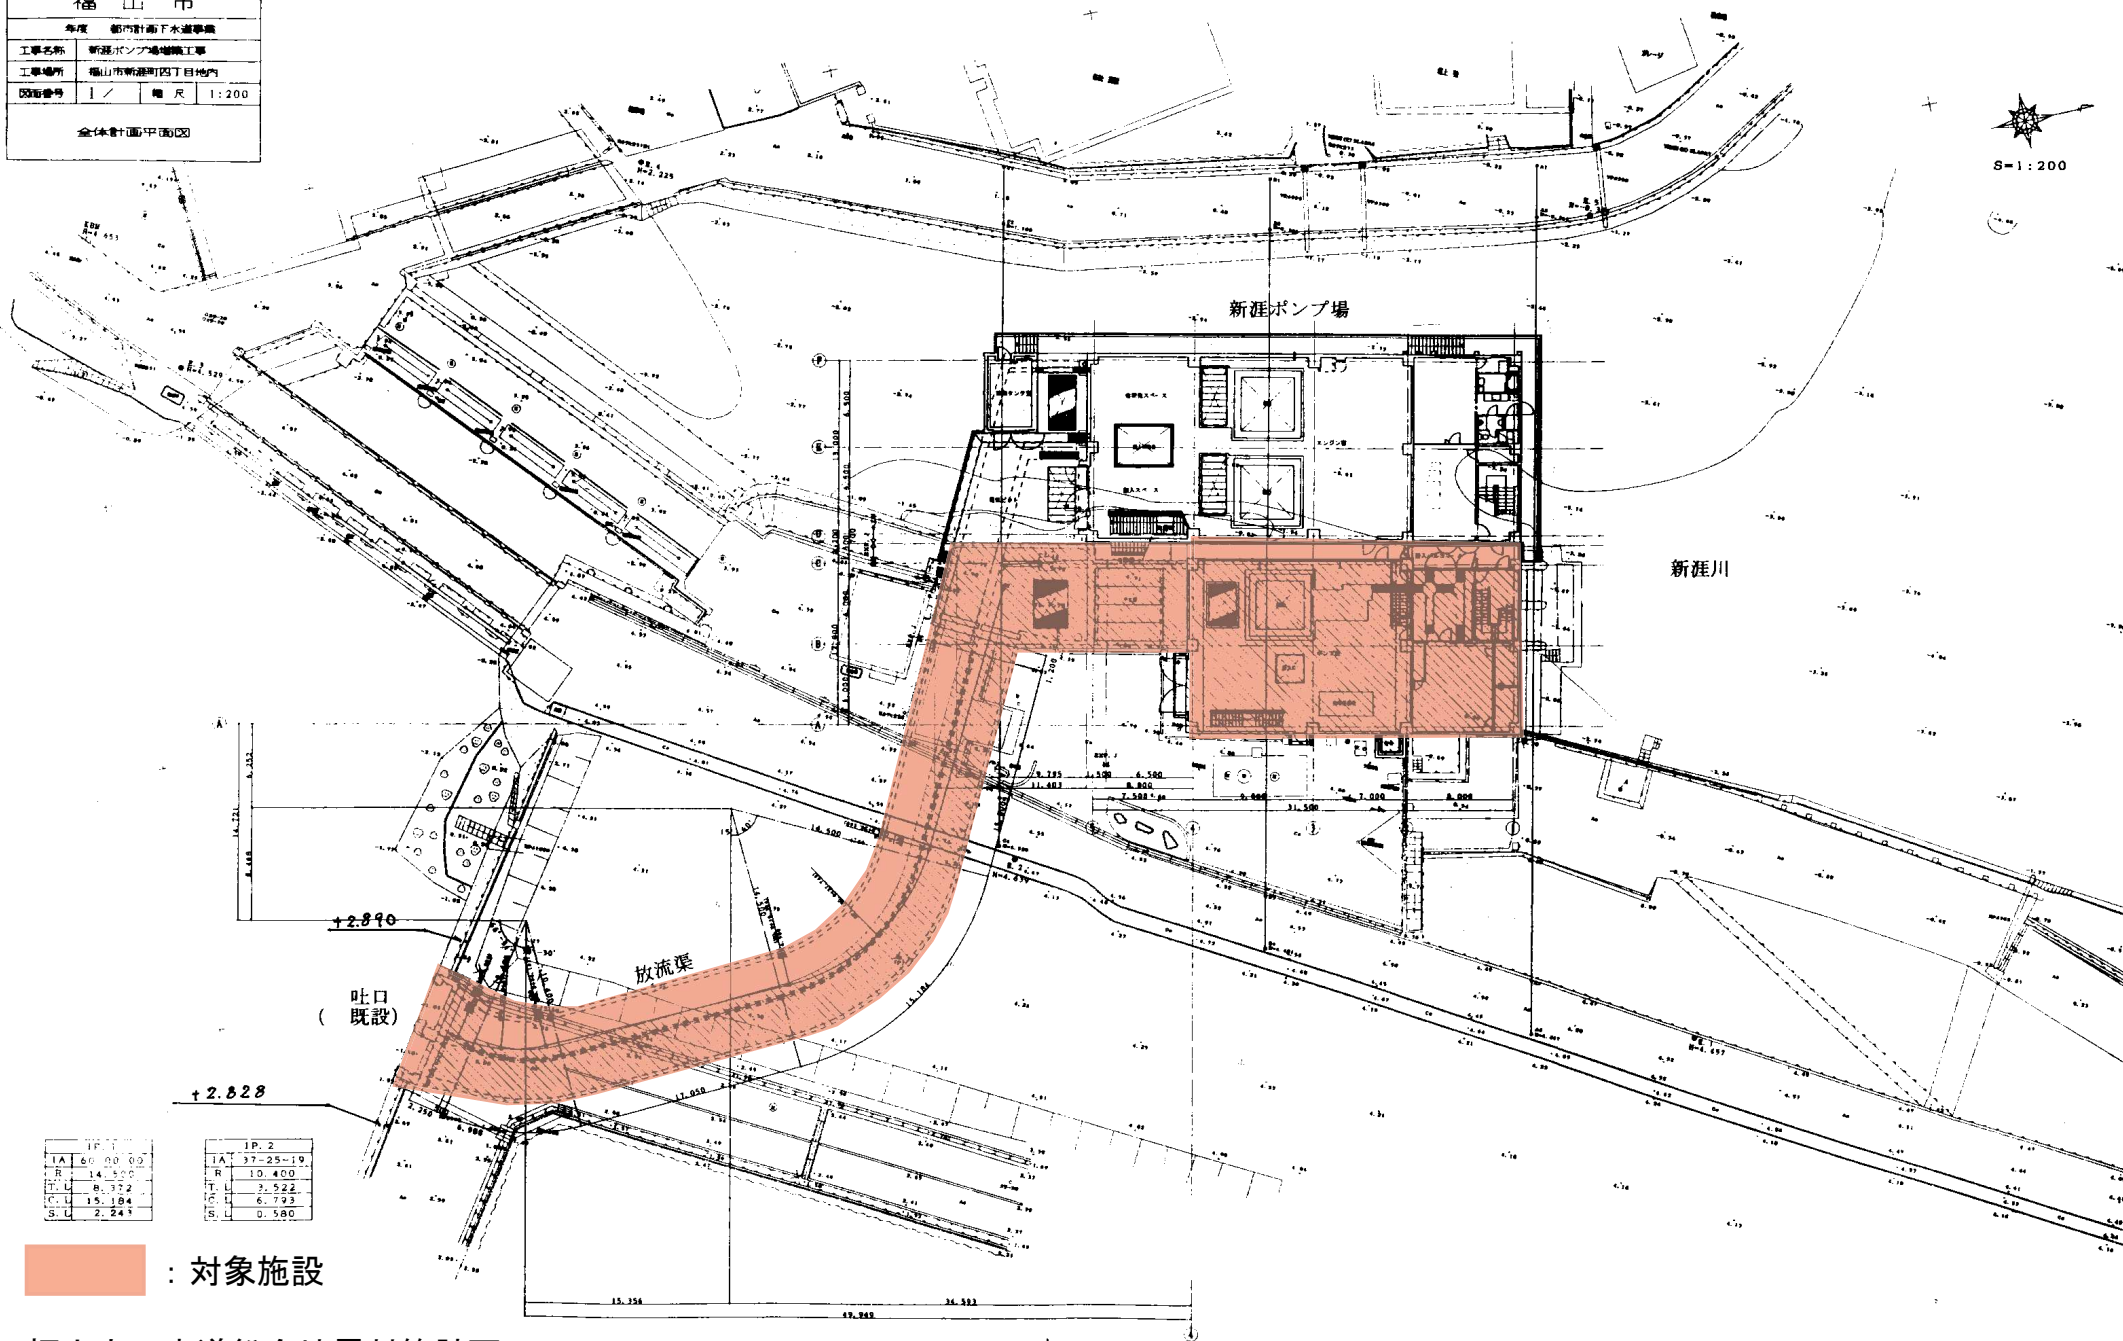

福山市下水道総合地震対策計画

新涯ポンプ場対象施設配置図

福山市			
2006 年度			
工事名称	千年ポンプ場 除塵機設備 工事		
工事場所	福山市 沼隈町大字草原 地内		
図面 No	1/8	縮尺	1/300
位置図・一般平面図			

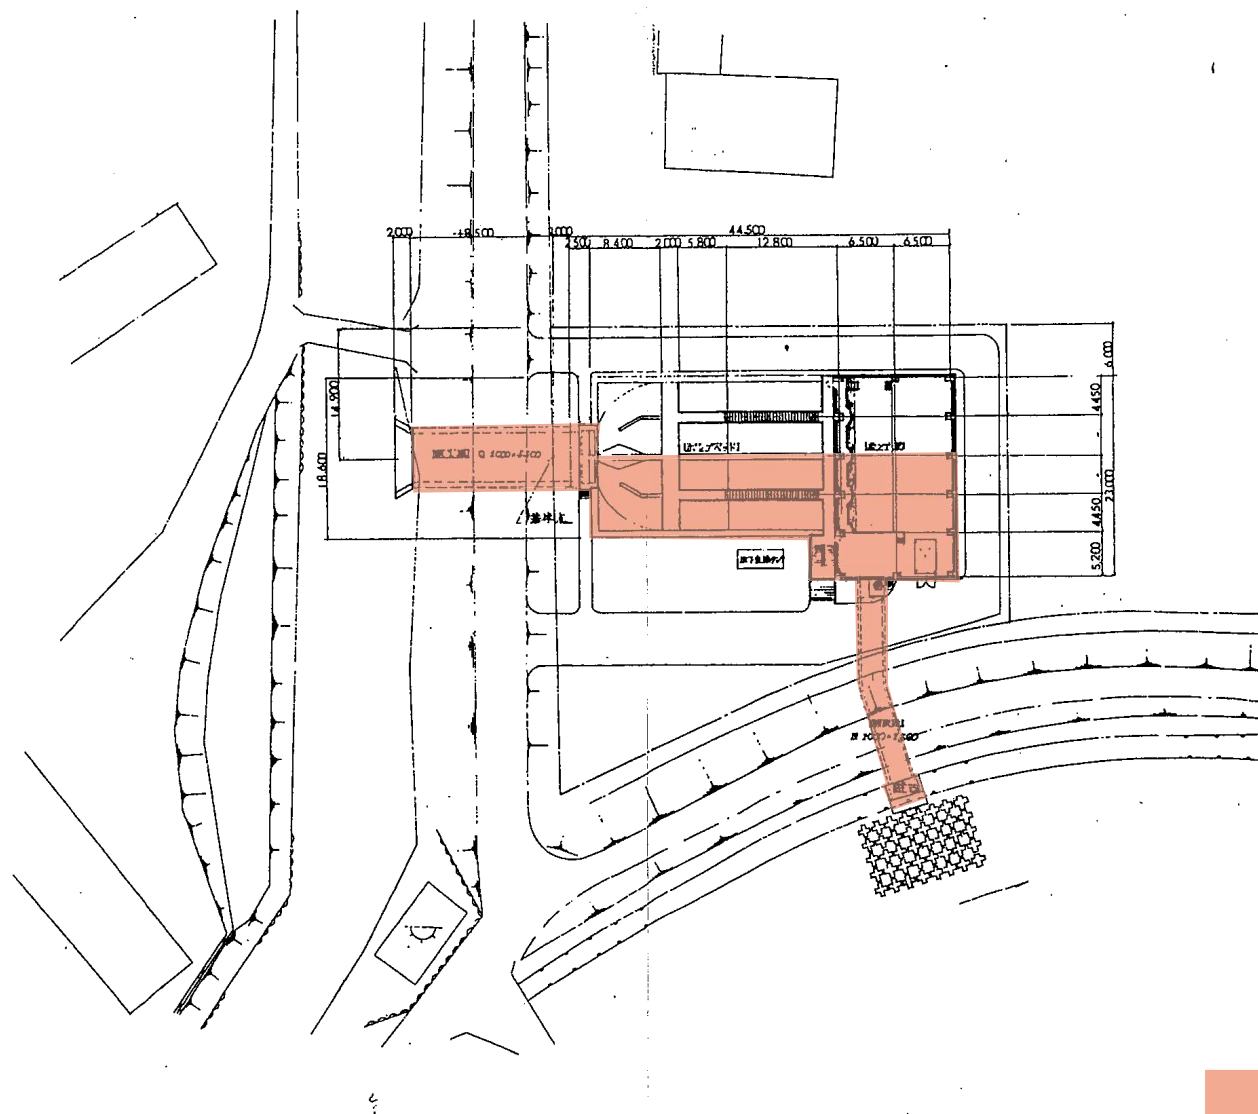 


対象施設

福山市下水道総合地震対策計画
千年ポンプ場対象施設配置図

一般平面図 S=1/300

0 10 15 20m

一般平面图 S=1/250

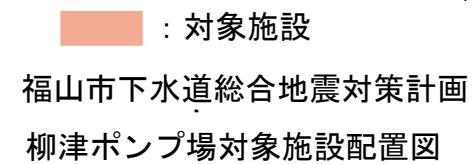

A

B

C

D

E

F


G

H

I

J

K

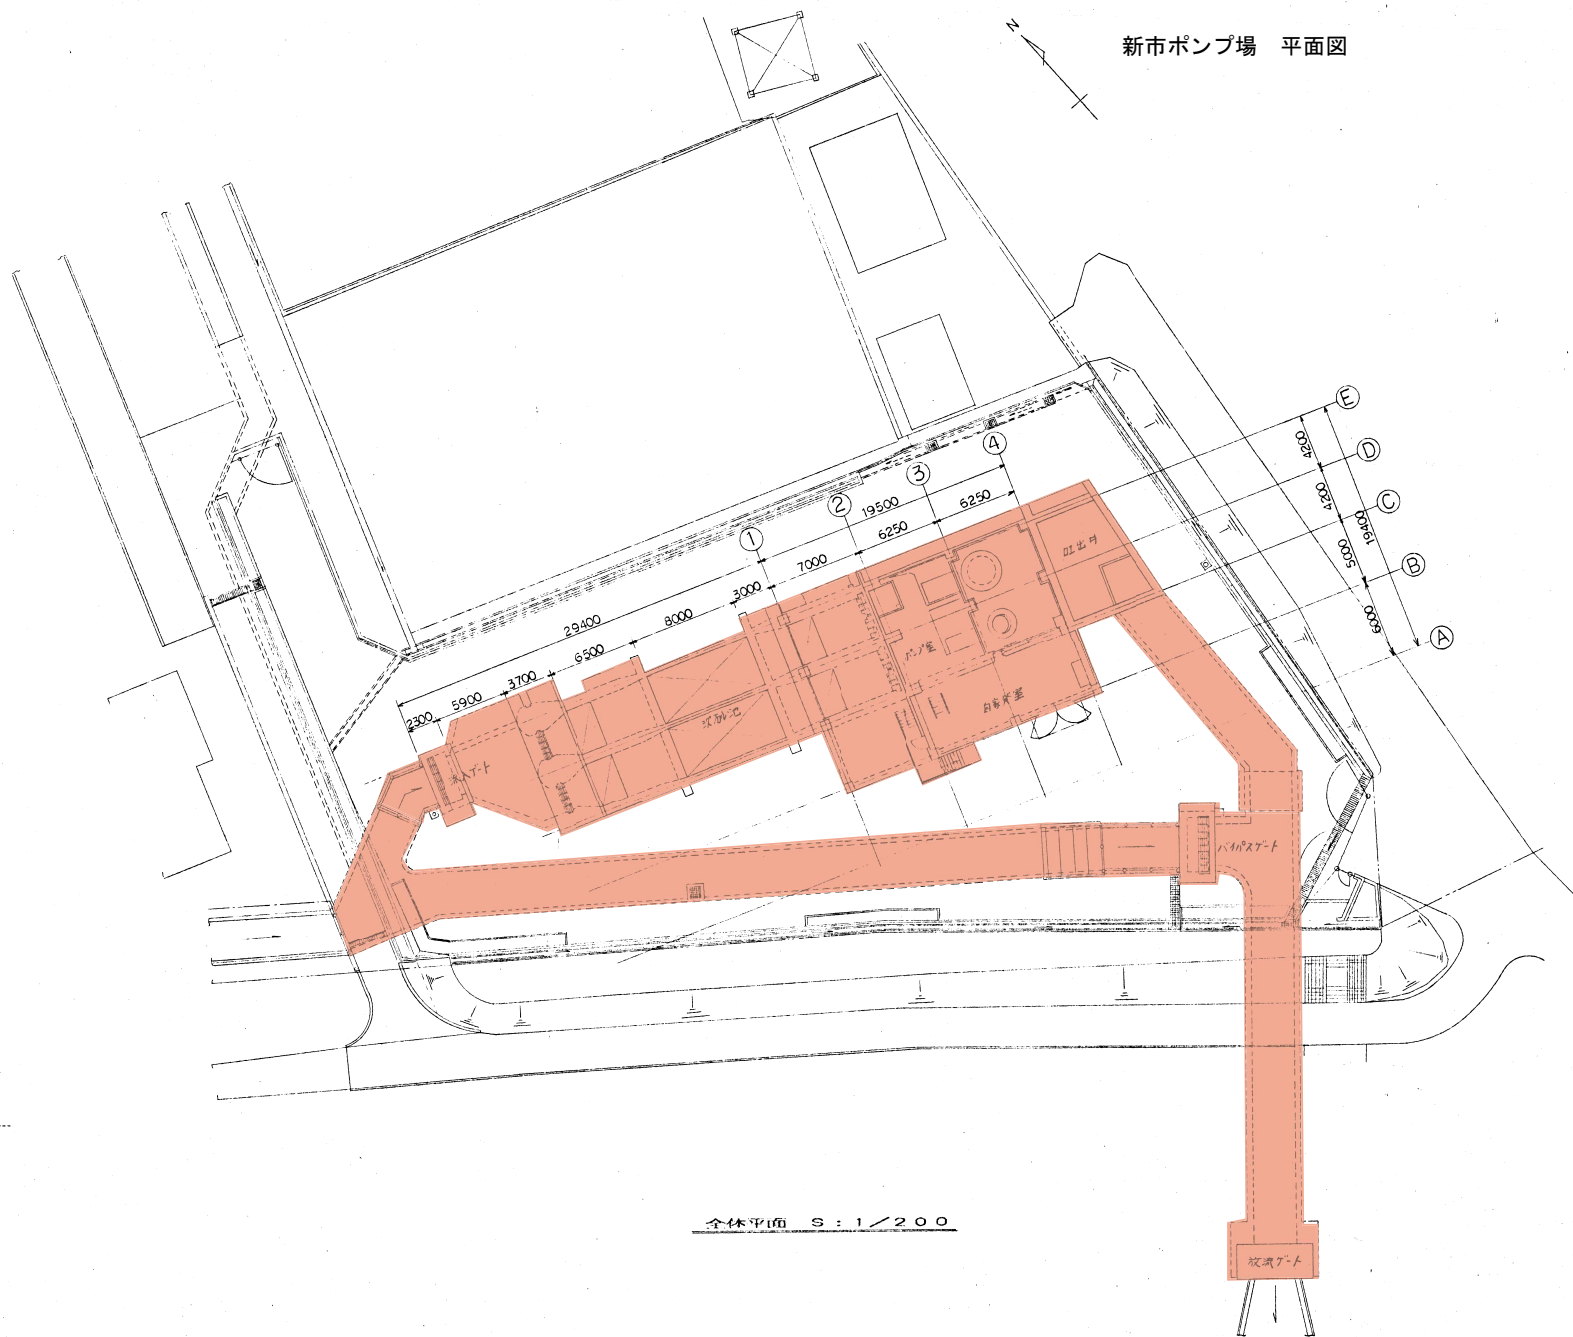

：対象施設

福山市下水道総合地震対策計画

新市ポンプ場対象施設配置図


福山市上下水道局			
年度 下水道事業			
工事名称	一ツ樋ポンプ場増設工事		
工事場所	福山市東川口町一丁目地内		
図面番号	2 / 146	縮尺	1/150
全体配置図			

設計年月 2020年 3月

全体配置図 S=1/150





座標一覧		
測点	X	Y
1	-168291.404	112630.354
2	-168281.492	112636.901
3	-168264.347	112643.294
4	-168264.067	112642.544
5	-168258.886	112644.476
6	-168255.752	112641.422
7	-168254.409	112637.821
8	-168261.343	112635.236
9	-168277.570	112629.186
10	-168286.664	112623.179
11	-168284.492	112624.279
12	-168289.159	112608.975
13	-168276.354	112605.070
14	-168276.126	112605.817
15	-168280.214	112610.883
16	-168276.840	112621.946
17	-168275.357	112624.621
18	-168268.049	112627.346
19	-168277.104	112629.306
20	-168269.796	112632.031
21	-168251.004	112641.065
22	-168236.841	112651.459
23	-168233.157	112653.259

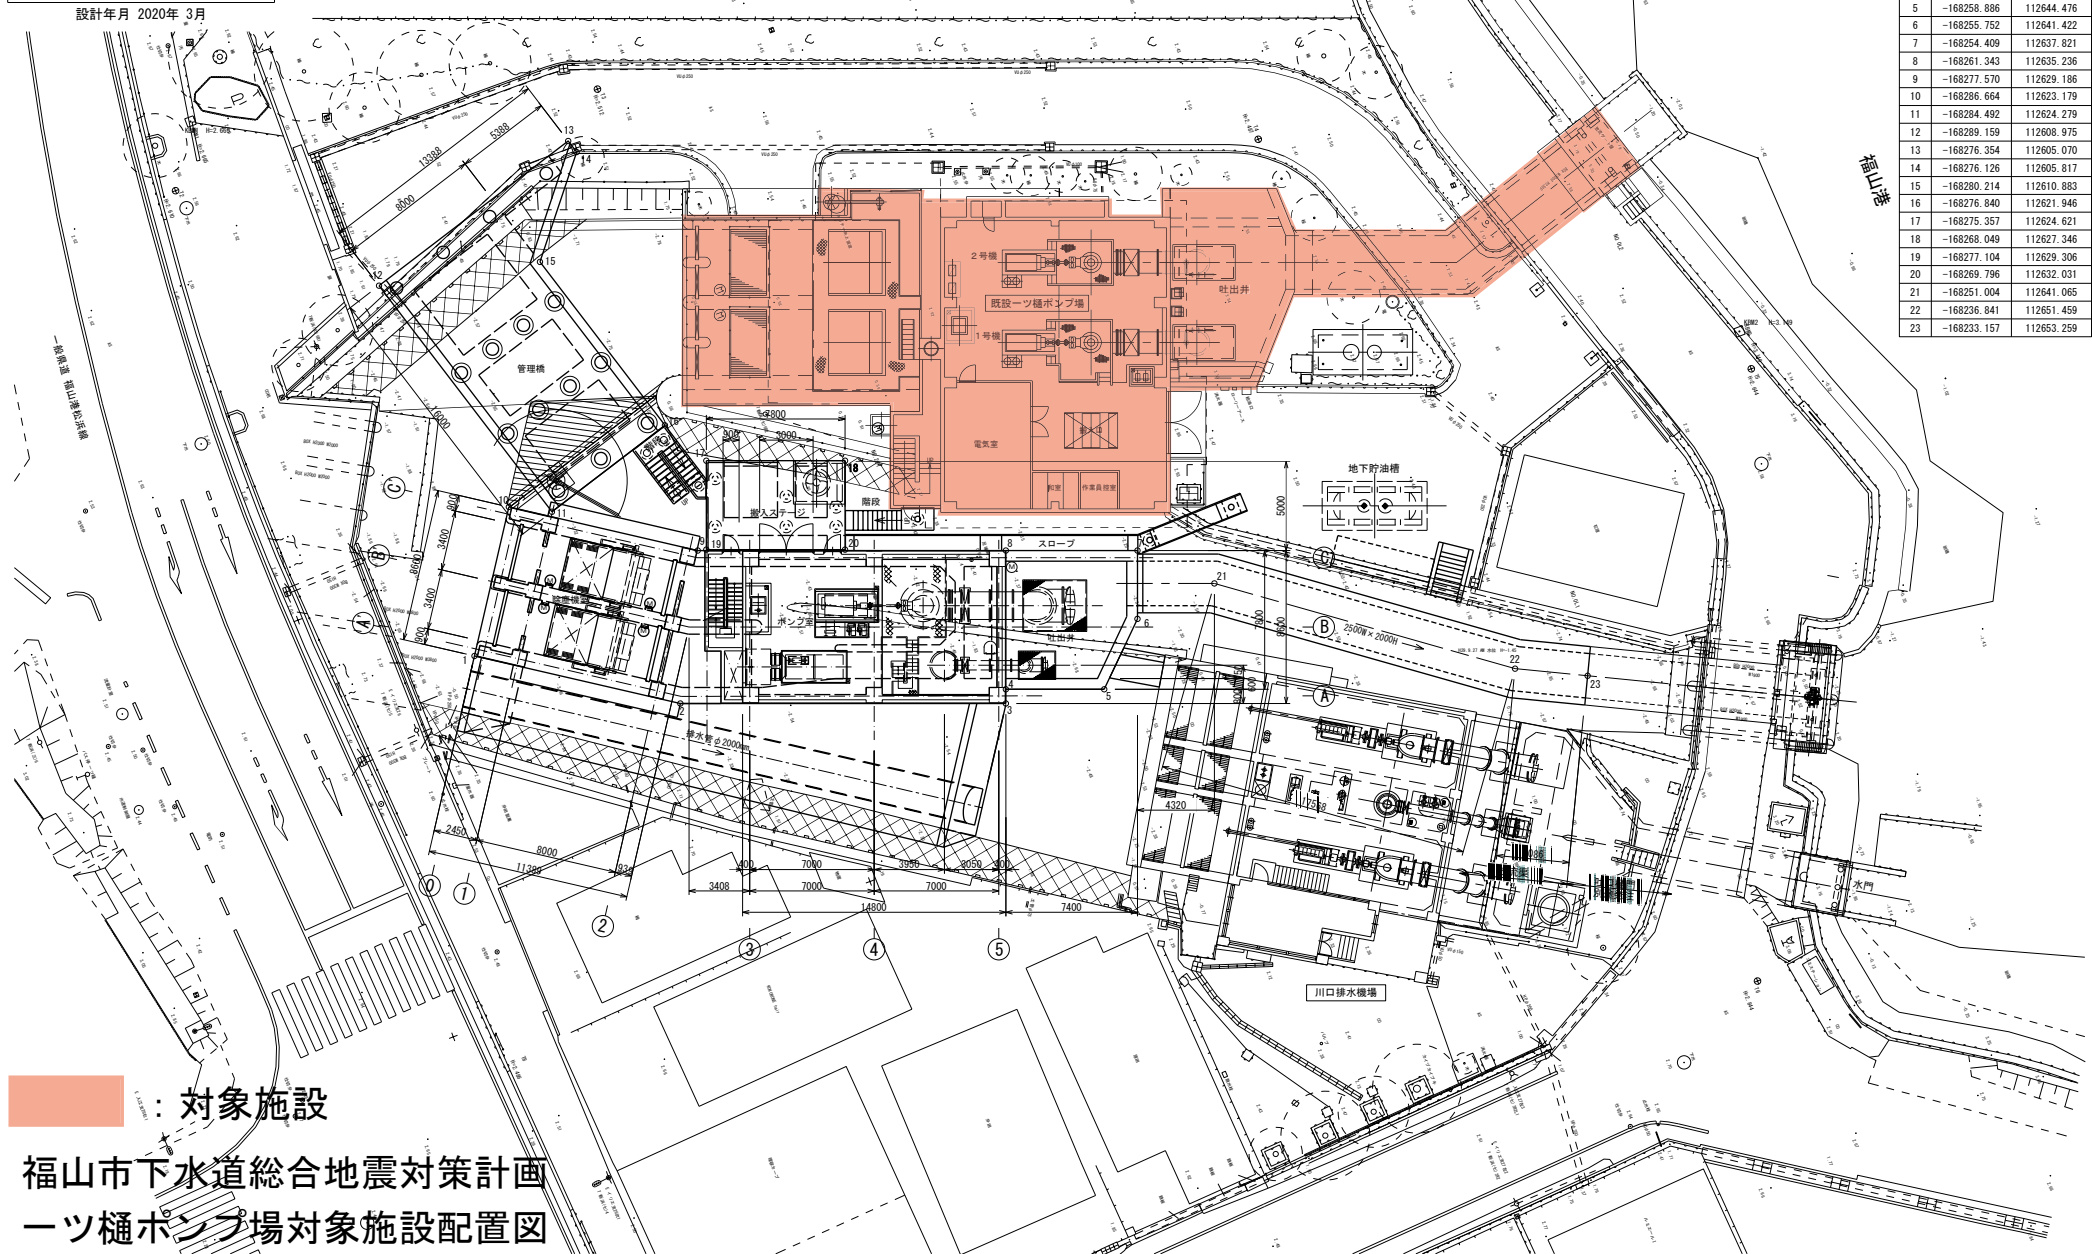

: 対象施設

 
福山市下水道総合地震対策計画
一ツ樋ポンプ場対象施設配置図

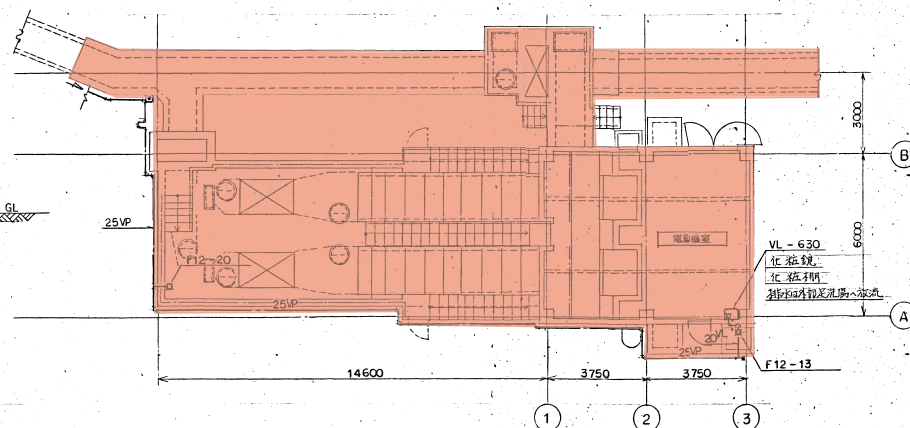

断面图 1/100

平面图 1/100

 注：建物廻り給水管は躯体に固定のこと。




: 対象施設

福山市下水道総合地震対策計画
相生ポンプ場対象施設配置図

配置図 1/300


工 事 名	福山市相生ポンプ場建設工事		
図面名称	配電図、平面図	縮尺	1/300 1/100
		図面番号	AM-3

年度	都市計画	下水道事業
工事名称	千田ポンプ場	
工事場所	福山市 御幸町 地内	
図面番号	縮尺	1:500
福山市上下水道局		

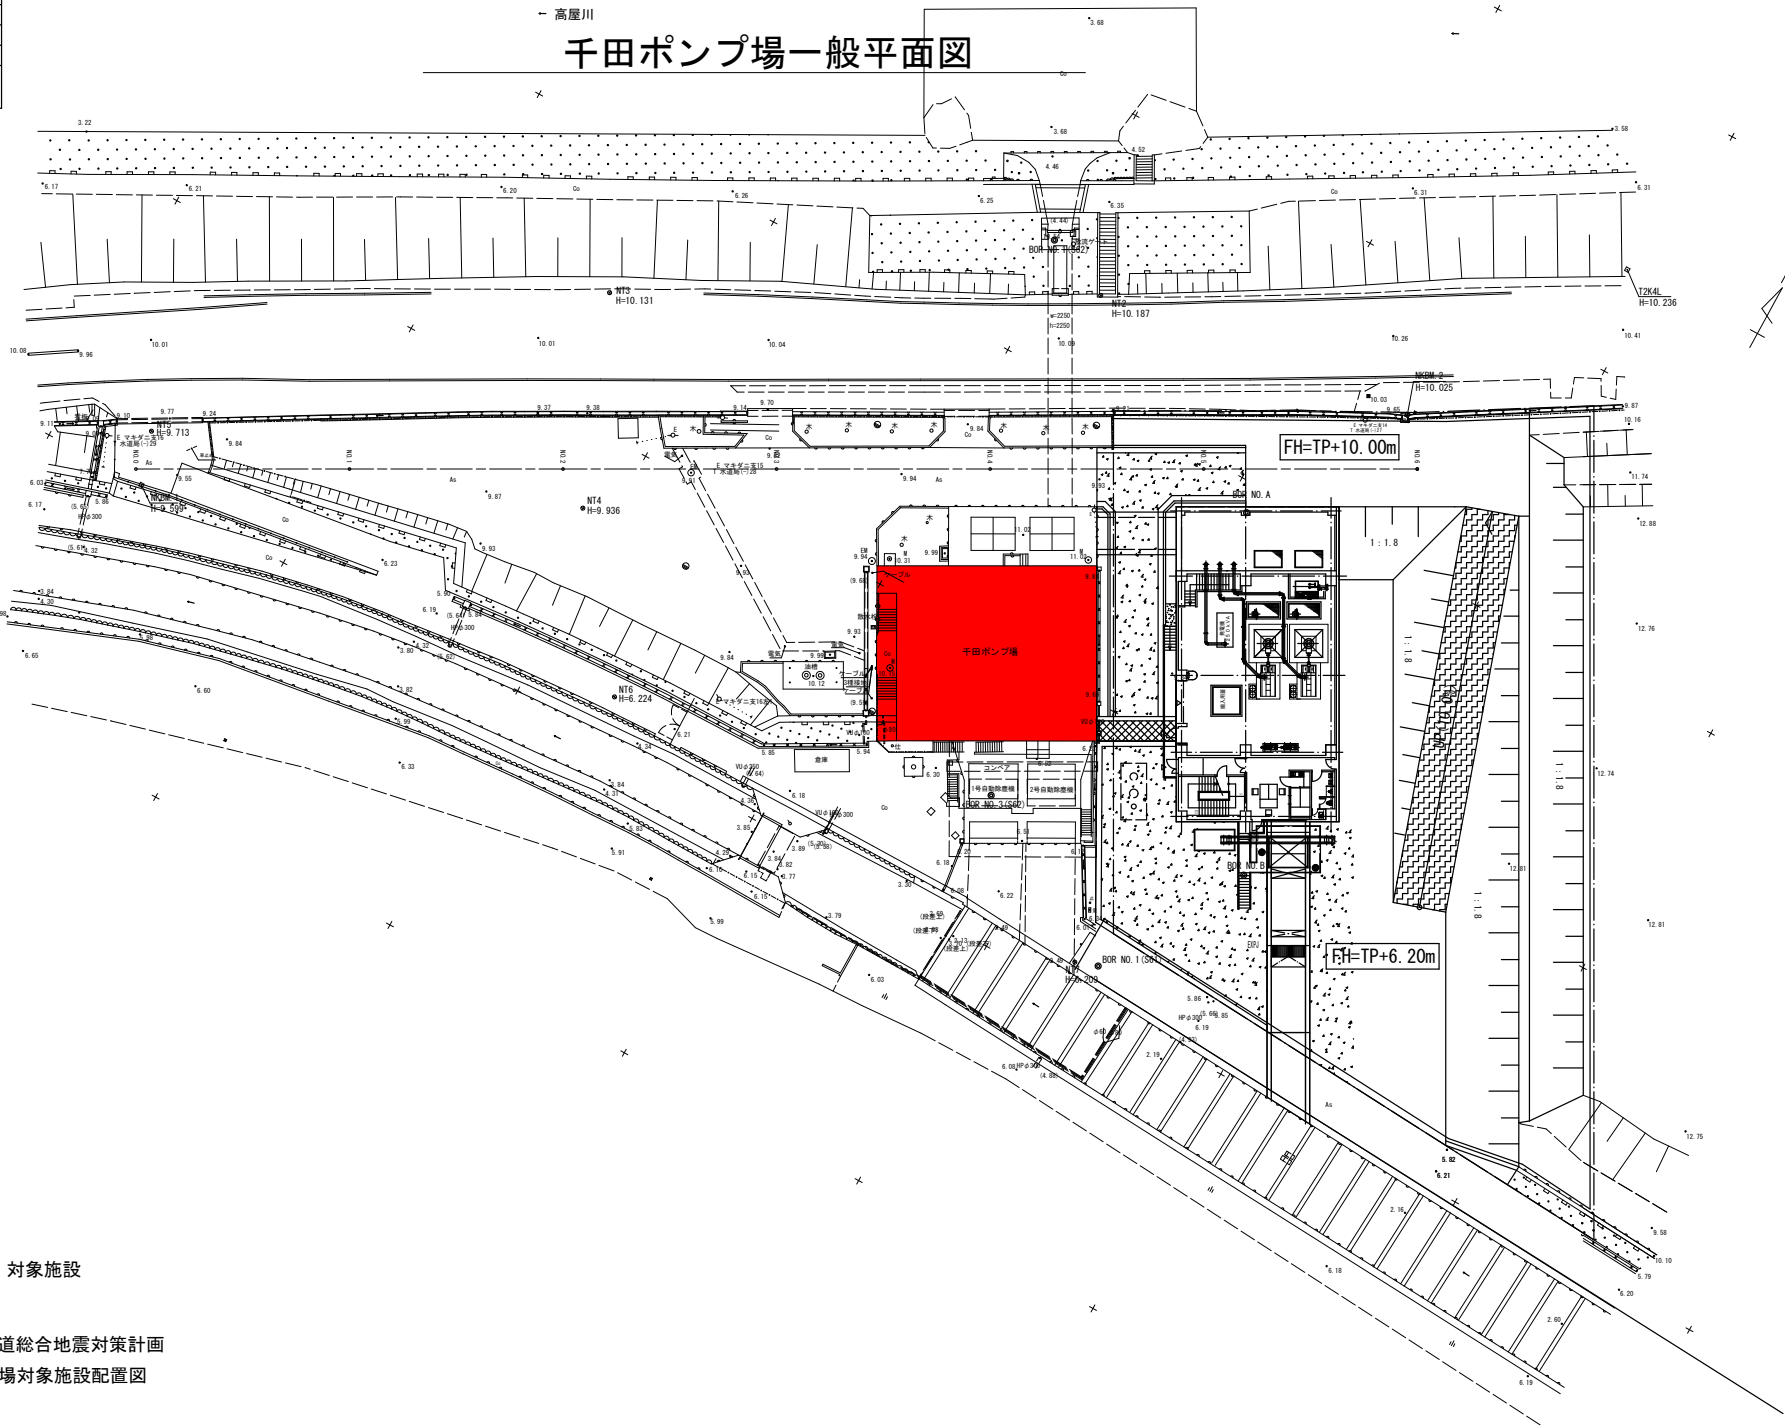

図面番号		縮 尺	1/250
工 事 名			
種 別	一般平面図	番 号	
工事箇所	福山市東川口町一丁目地内		
設計年月			
福 山 市 上 下 水 道 局			


一般平面図

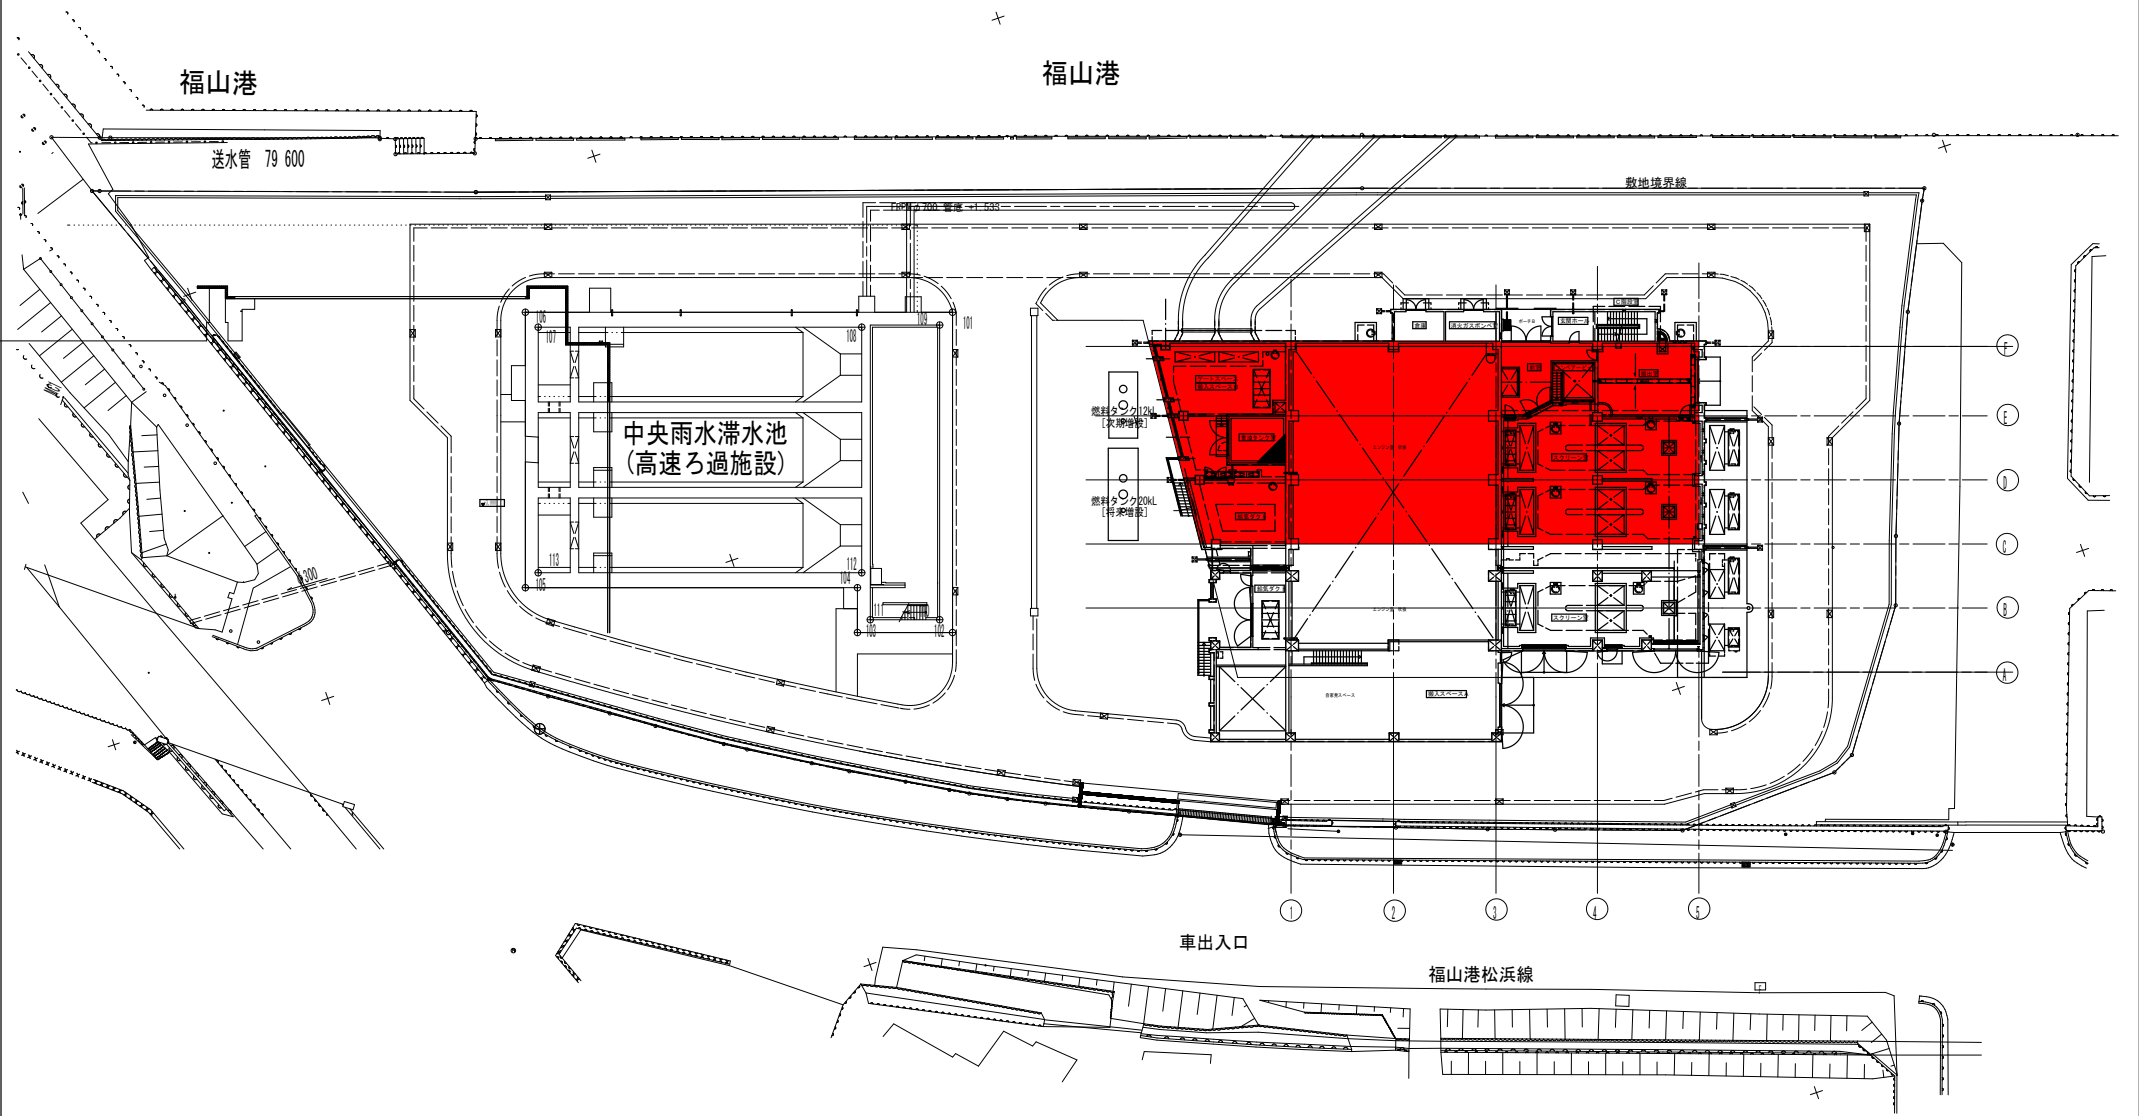

■ : 対象施設

図面番号		縮尺	1:200
工 事 名			
種 別	一般平面図	番 号	／
工事箇所	福山市松永町五丁目地内		
設計年月			
福山市上下水道局			

一般平面図 1:200

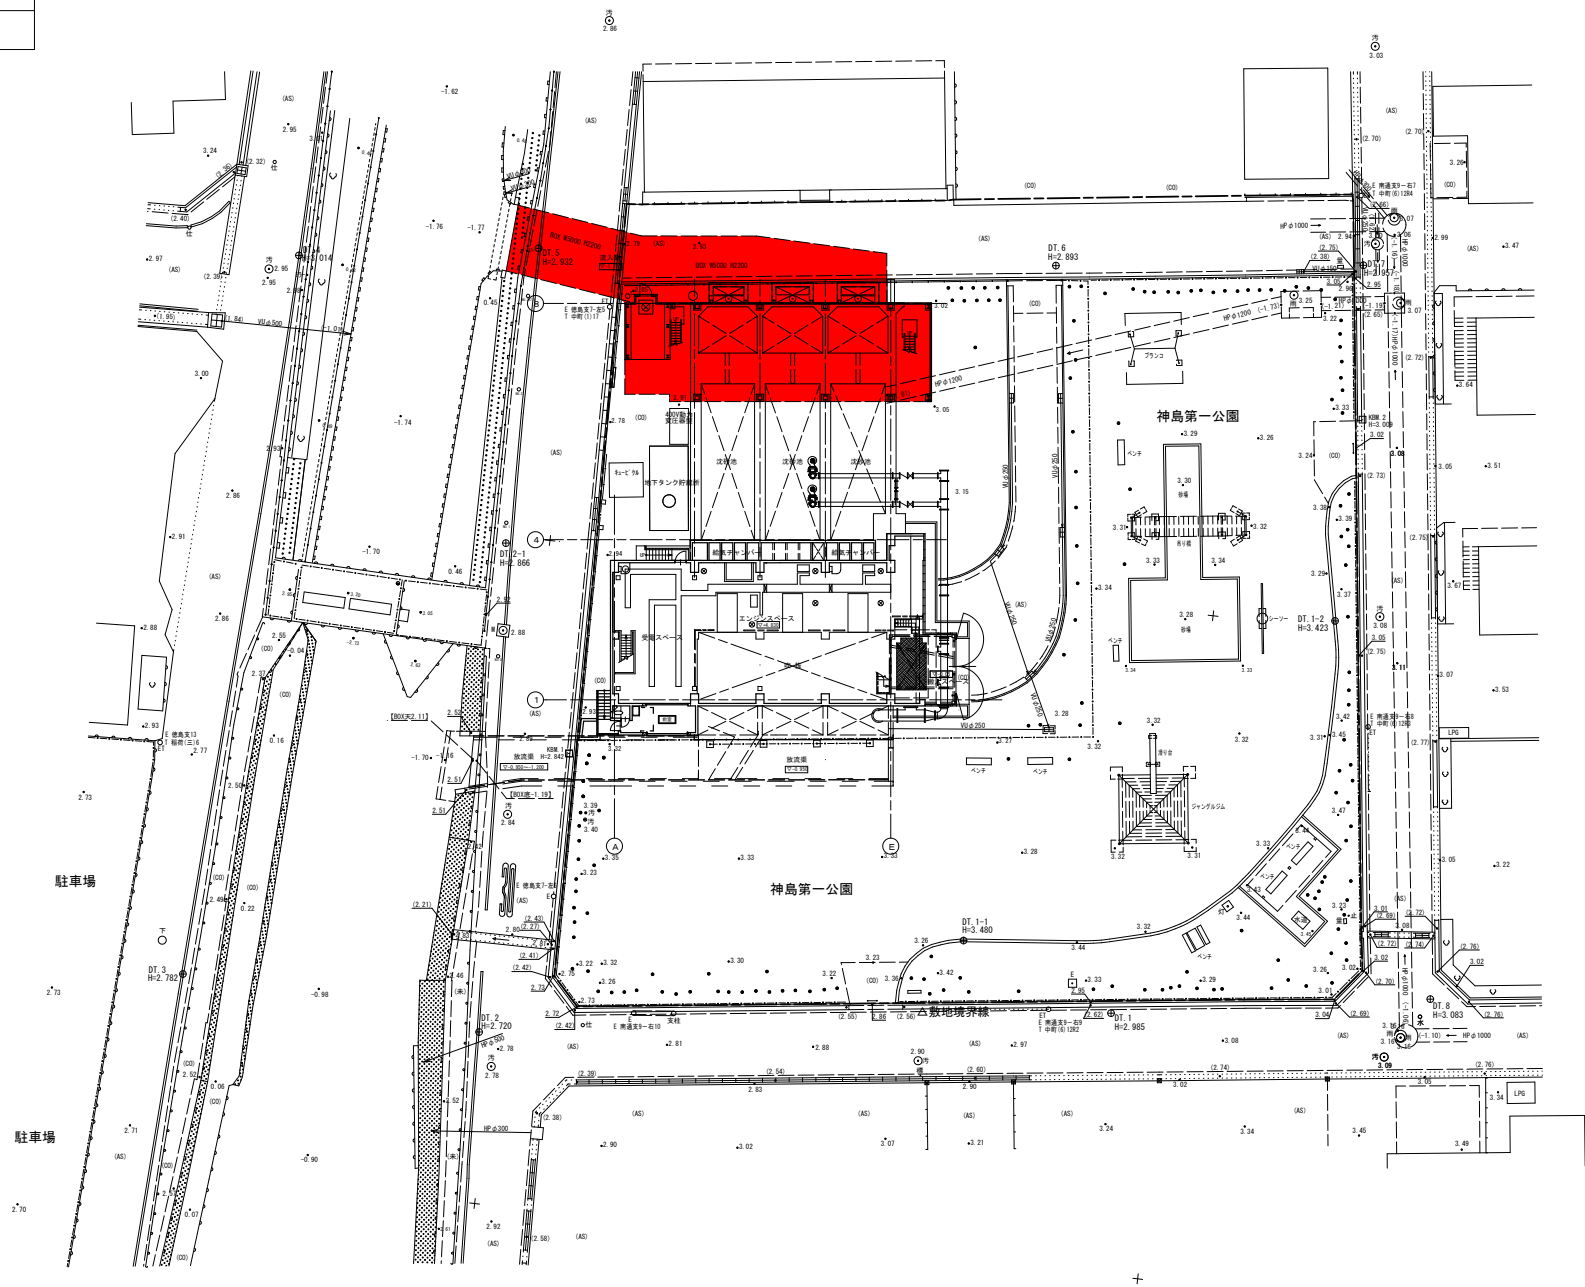

対象施設