



(C)-2ル-ト KPEDCPØ200 L=214.70m(214.84m)

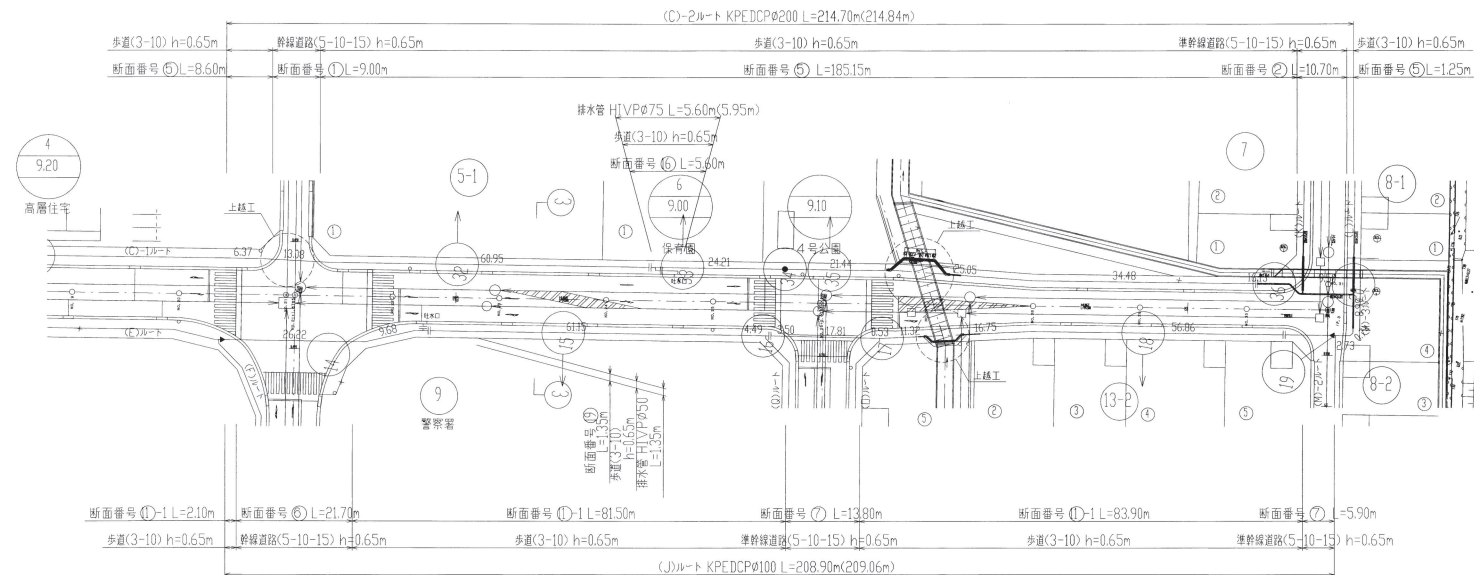

凡 例	
	仕 切 弁
	消 火 栓
	空 気 弁
	既設弁栓類

(C)-2ルート

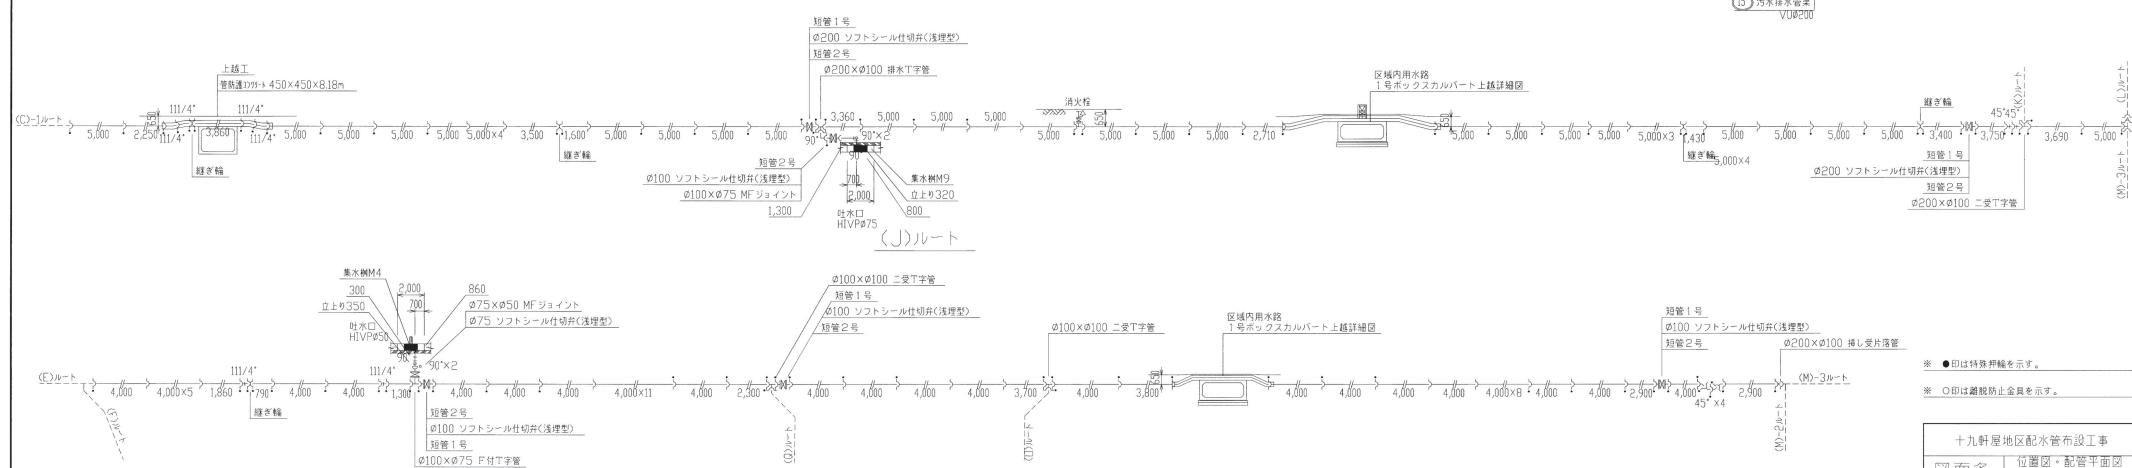

※ ●印は特殊押輪を示す。


※ ○印は離脱防止金具を示す。

十九軒屋地区配水管布設工事


図面名	位置図・配管平面図 管路図・横断面図-9
縮尺	図示
図面番号	9 / 32
神 辺 町	

区域内水路1号ボックスカルバート上越詳細図


平面図

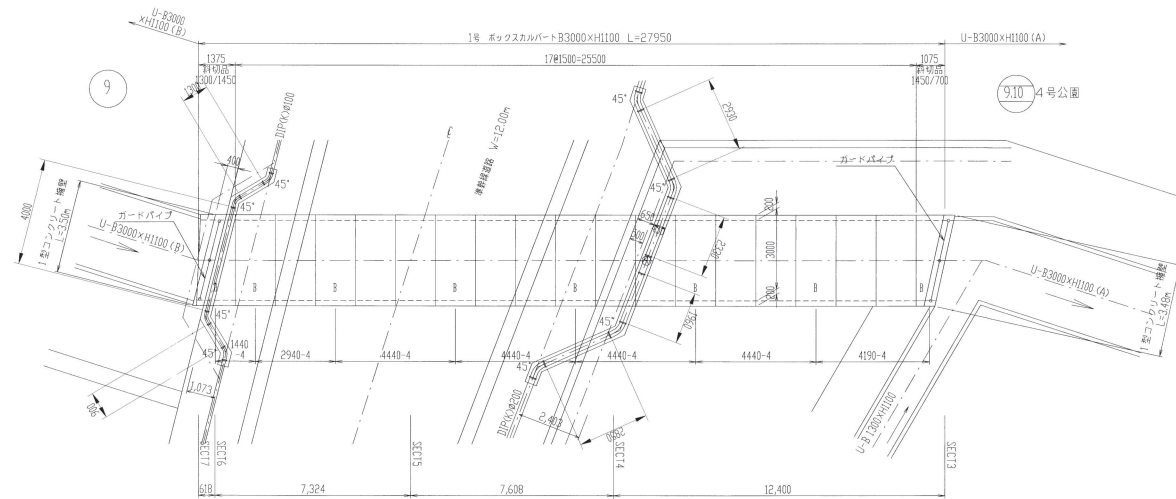


縦断面図

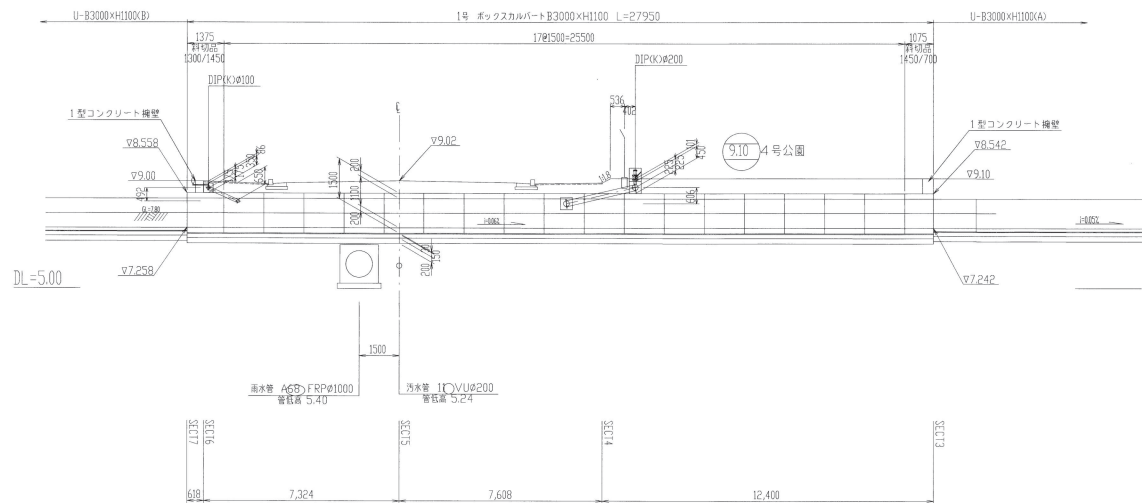


断面図
(B3000×H1100)
上流側

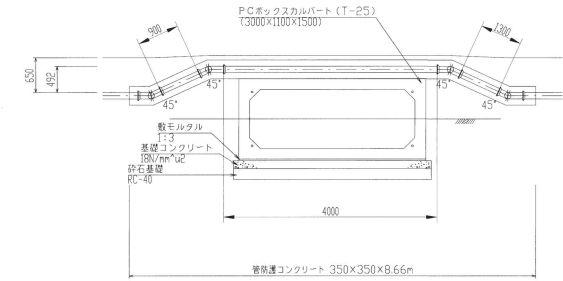

下流側

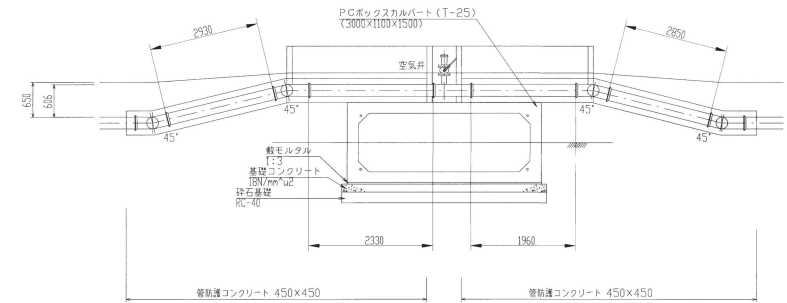

管防護コンクリート工

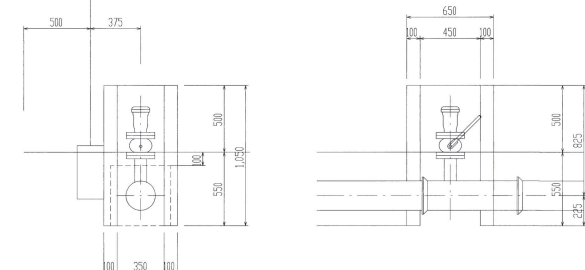

十九軒屋地区配水管布設工事	
図面名	区域内水路1号ボックスカルバート上越詳細図
希望尺	図示
図面番号	21 / 32
神 辺 町	